




PISTA DE ATLETISMO
ESCALA: 1/200

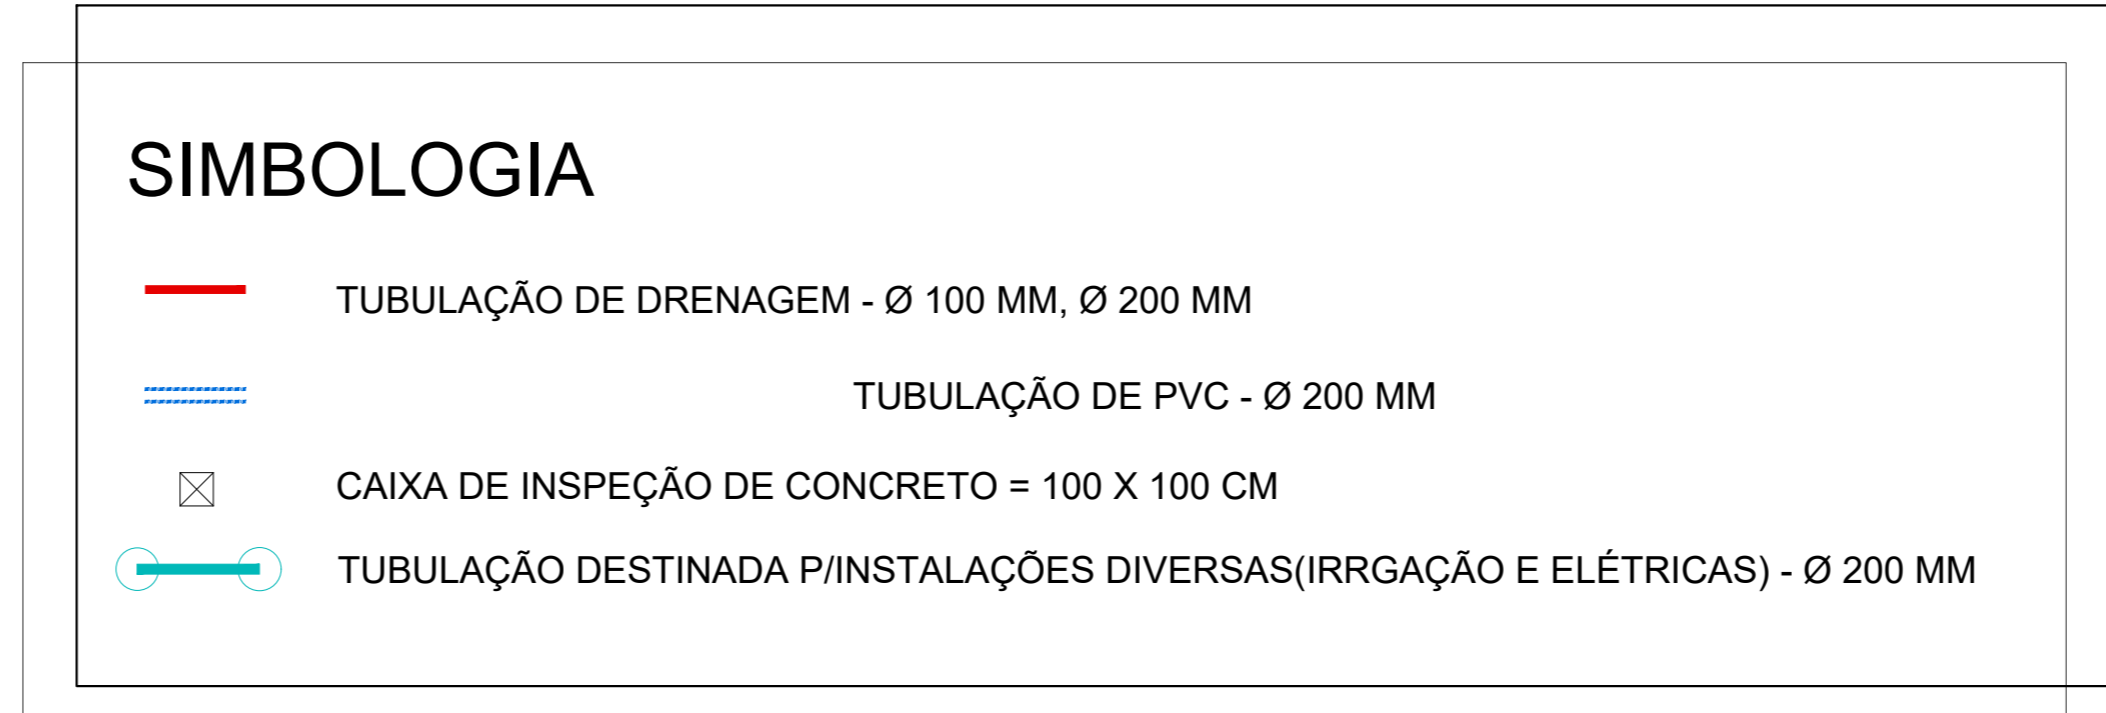


DETALHE CAIXA DE INSPEÇÃO DE ESGOTO
ESC.: 1:25

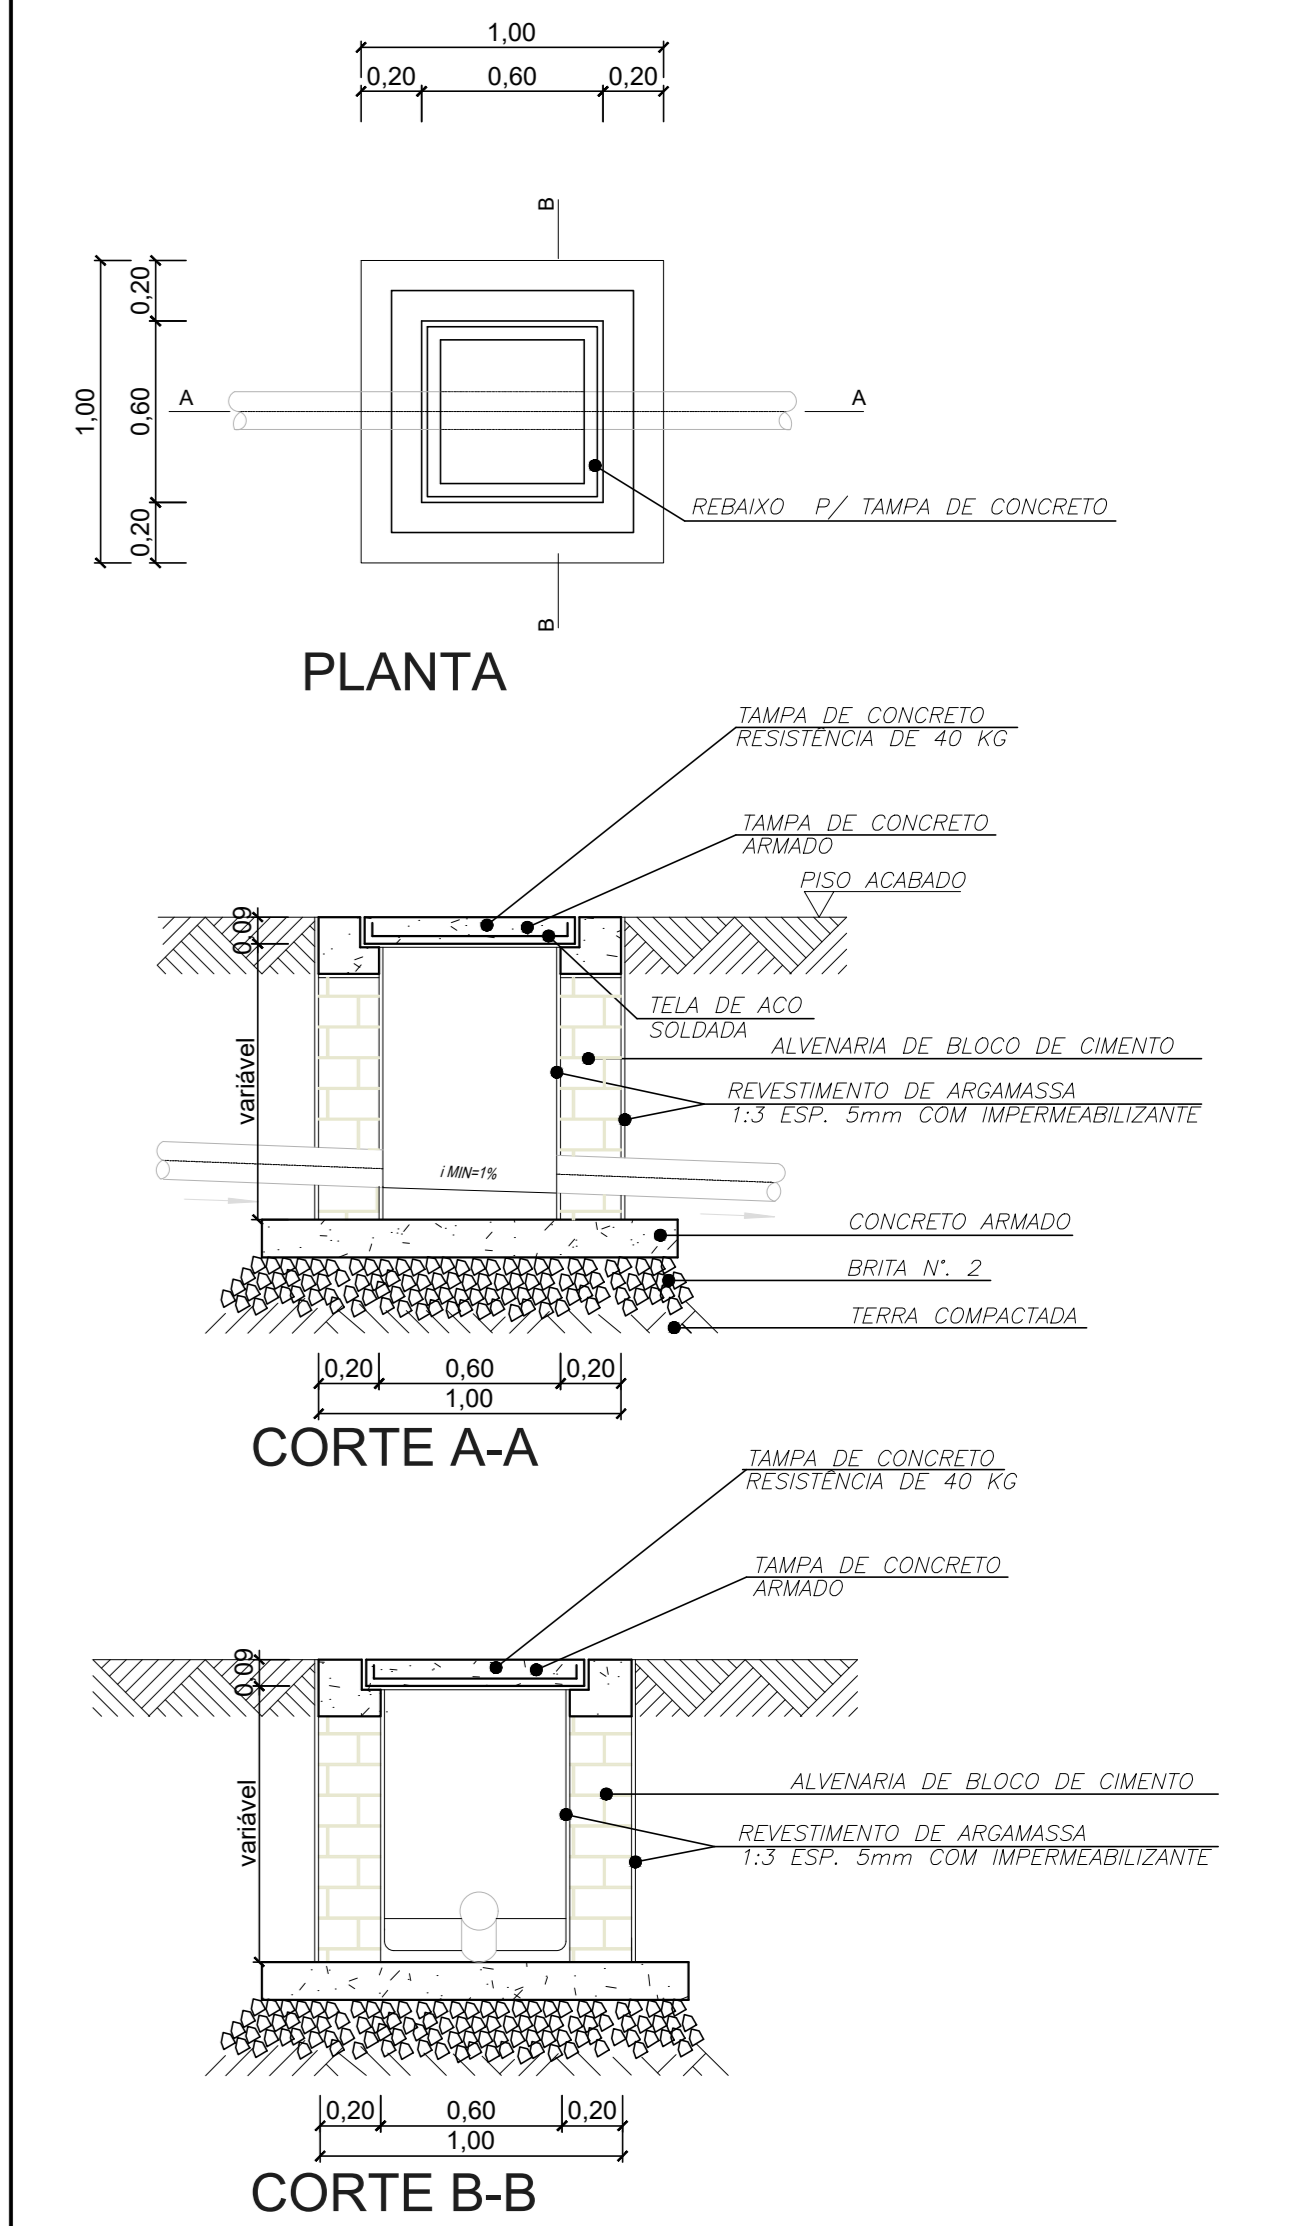


CARIMBOS PREFEITURA	
ASSINATURAS	
FUNDAÇÃO MUNICIPAL DE ESPORTES DE CAMPOS NOVOS PROPRIETÁRIO	ROGER ANDREAS ISLEB ENGENHEIRO CIVIL CREA/SC: 049192-1
<p>Rua Gustavo Micheli, 124, Bairro Ingletes - Timbó/SC - CEP 89120-000 Fone/Fax: 47 3362-2817 e-mail: roger@projekte.com.br www.projekte.com.br</p>	PROJETO: PROJETO HIDRÁULICO
	TIPO DE OBRA: COMPLEXO ESPORTIVO
PROPRIETÁRIO: FUNDAÇÃO MUNICIPAL DE ESPORTES	
ENDEREÇO: RUA SILVIO NEVES BLEYER CAMPOS NOVOS/SC	
AUTOR DO PROJETO: ROGER ANDREAS ISLEB ENGENHEIRO CIVIL CREA/SC 049192-1	
TÍTULOS: PLANTA BAIXA - PISTA DE ATLETISMO	
ESCALA: INDICADA	DATA: MAIO/2021
DESENHO: GABRIELE BUTZKE	
H-01	

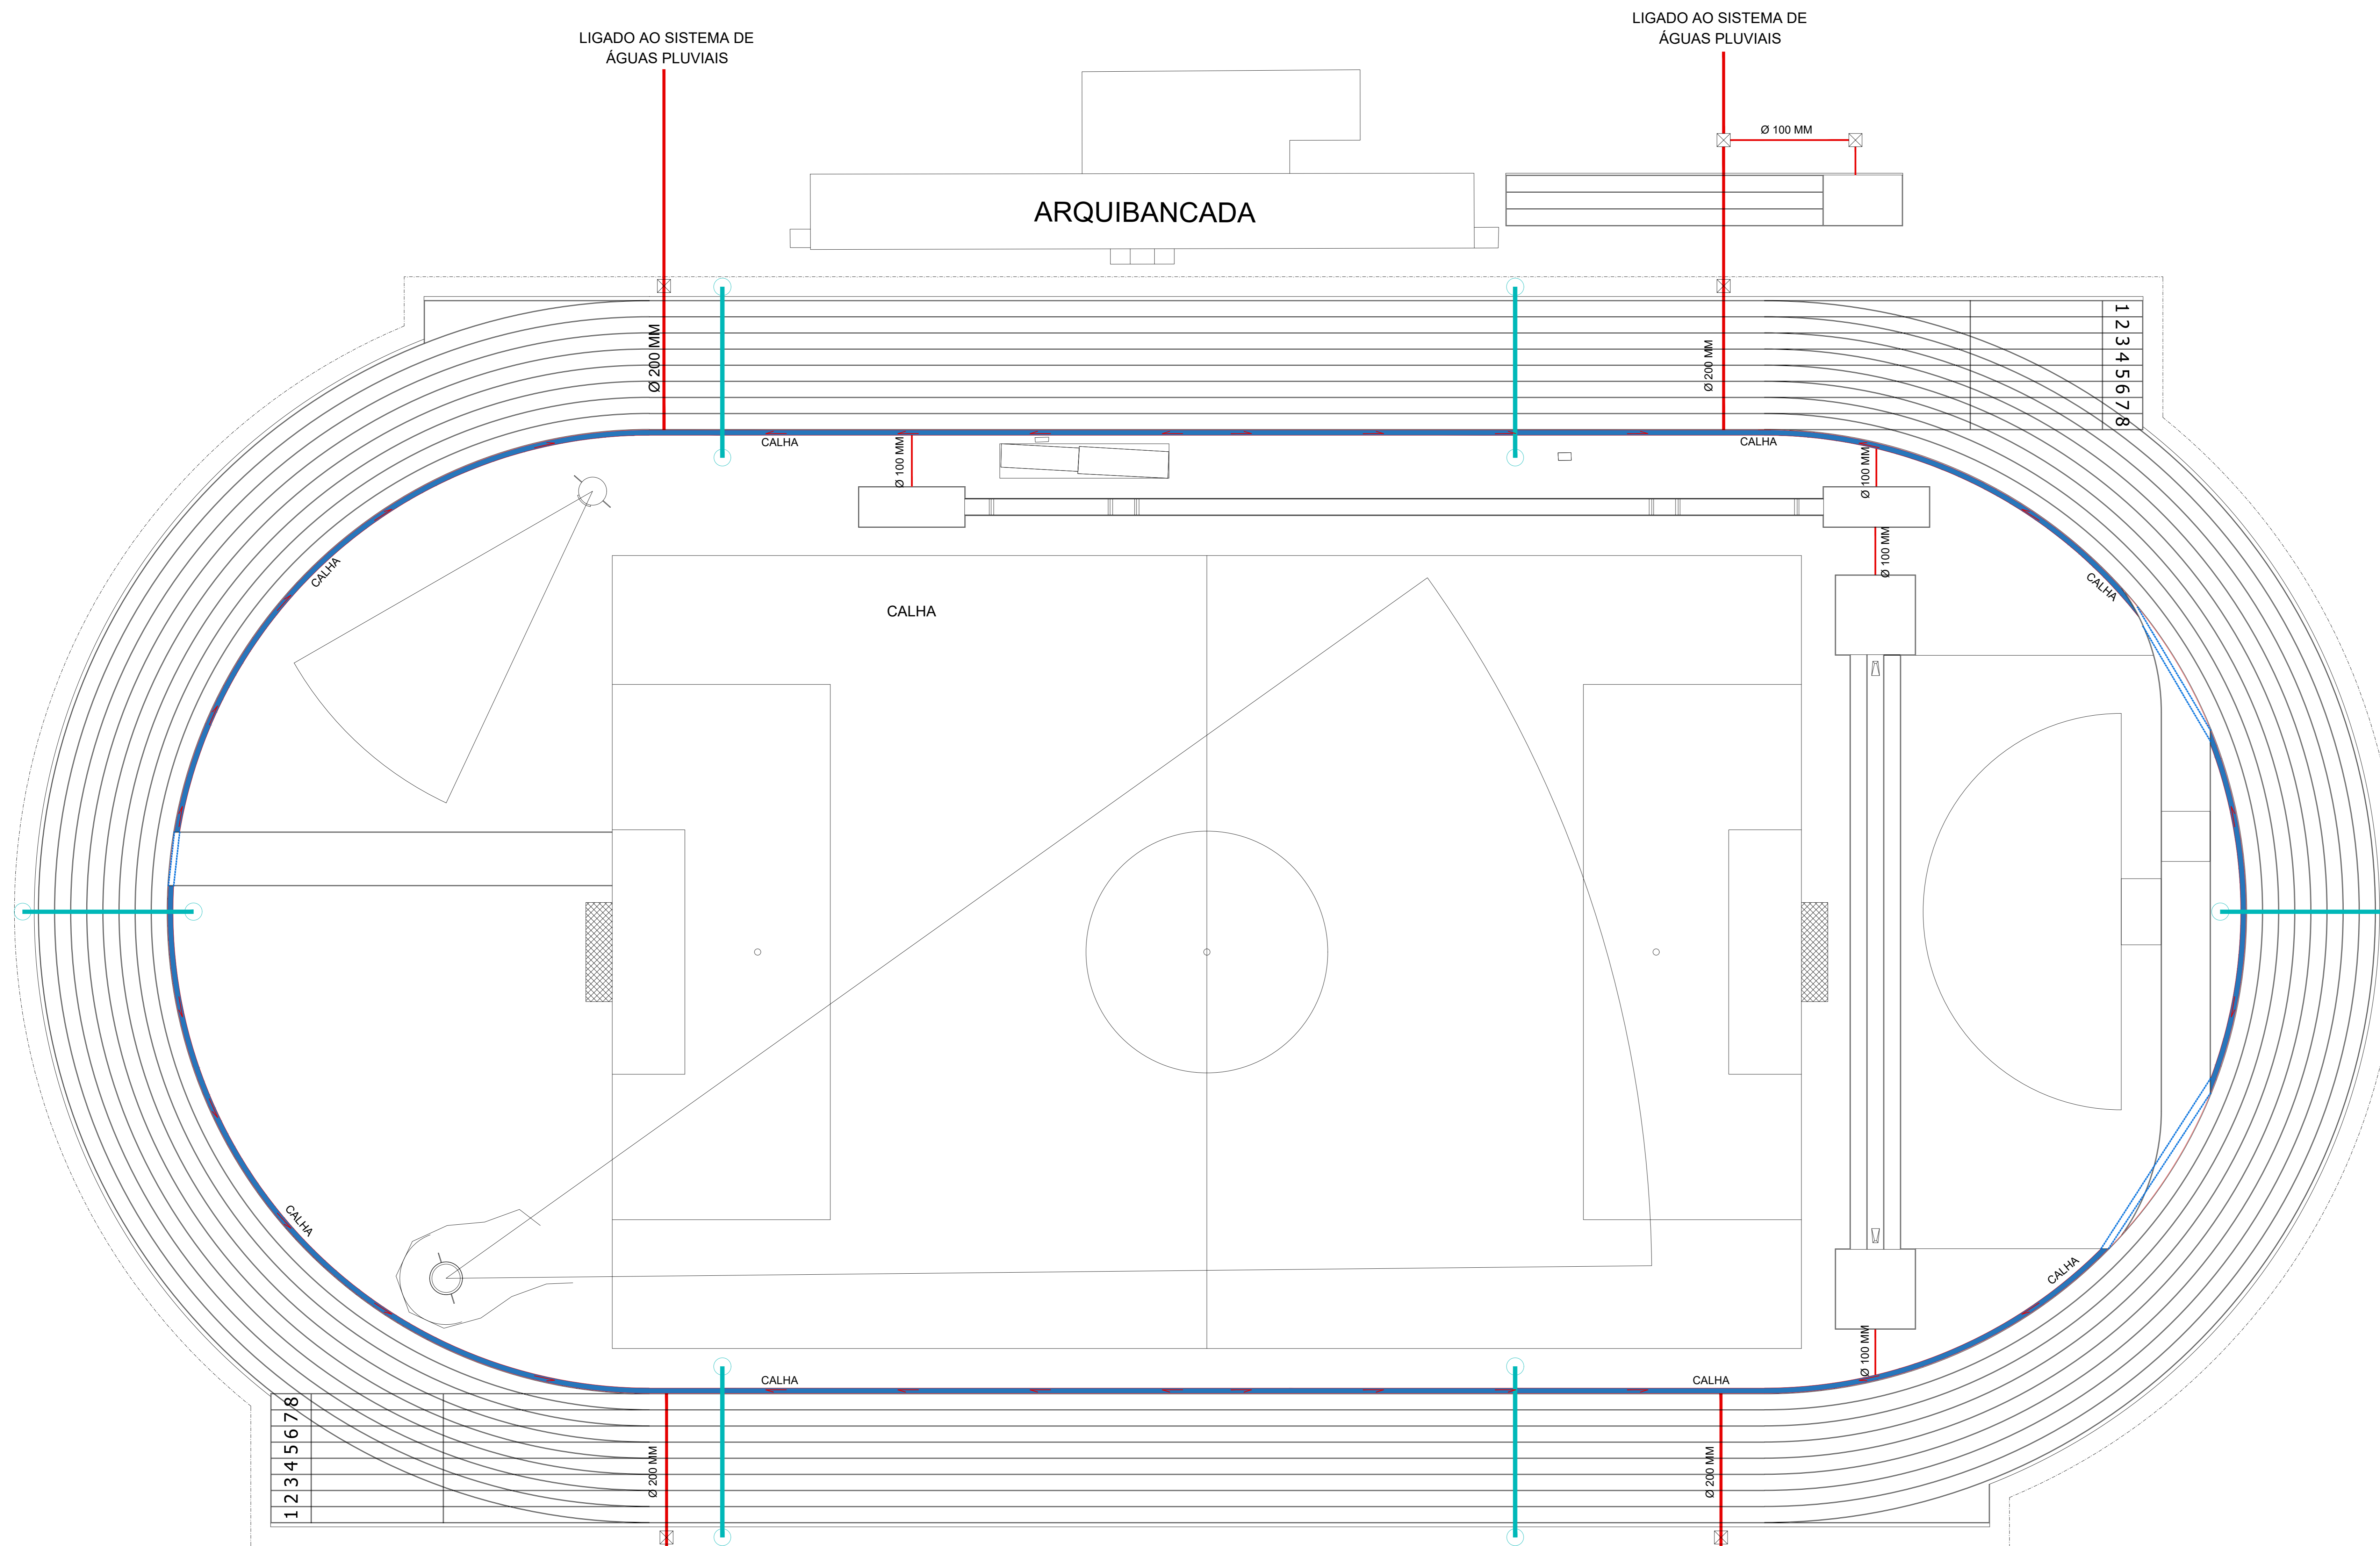

PISTA DE ATLETISMO
ESCALA: 1/200

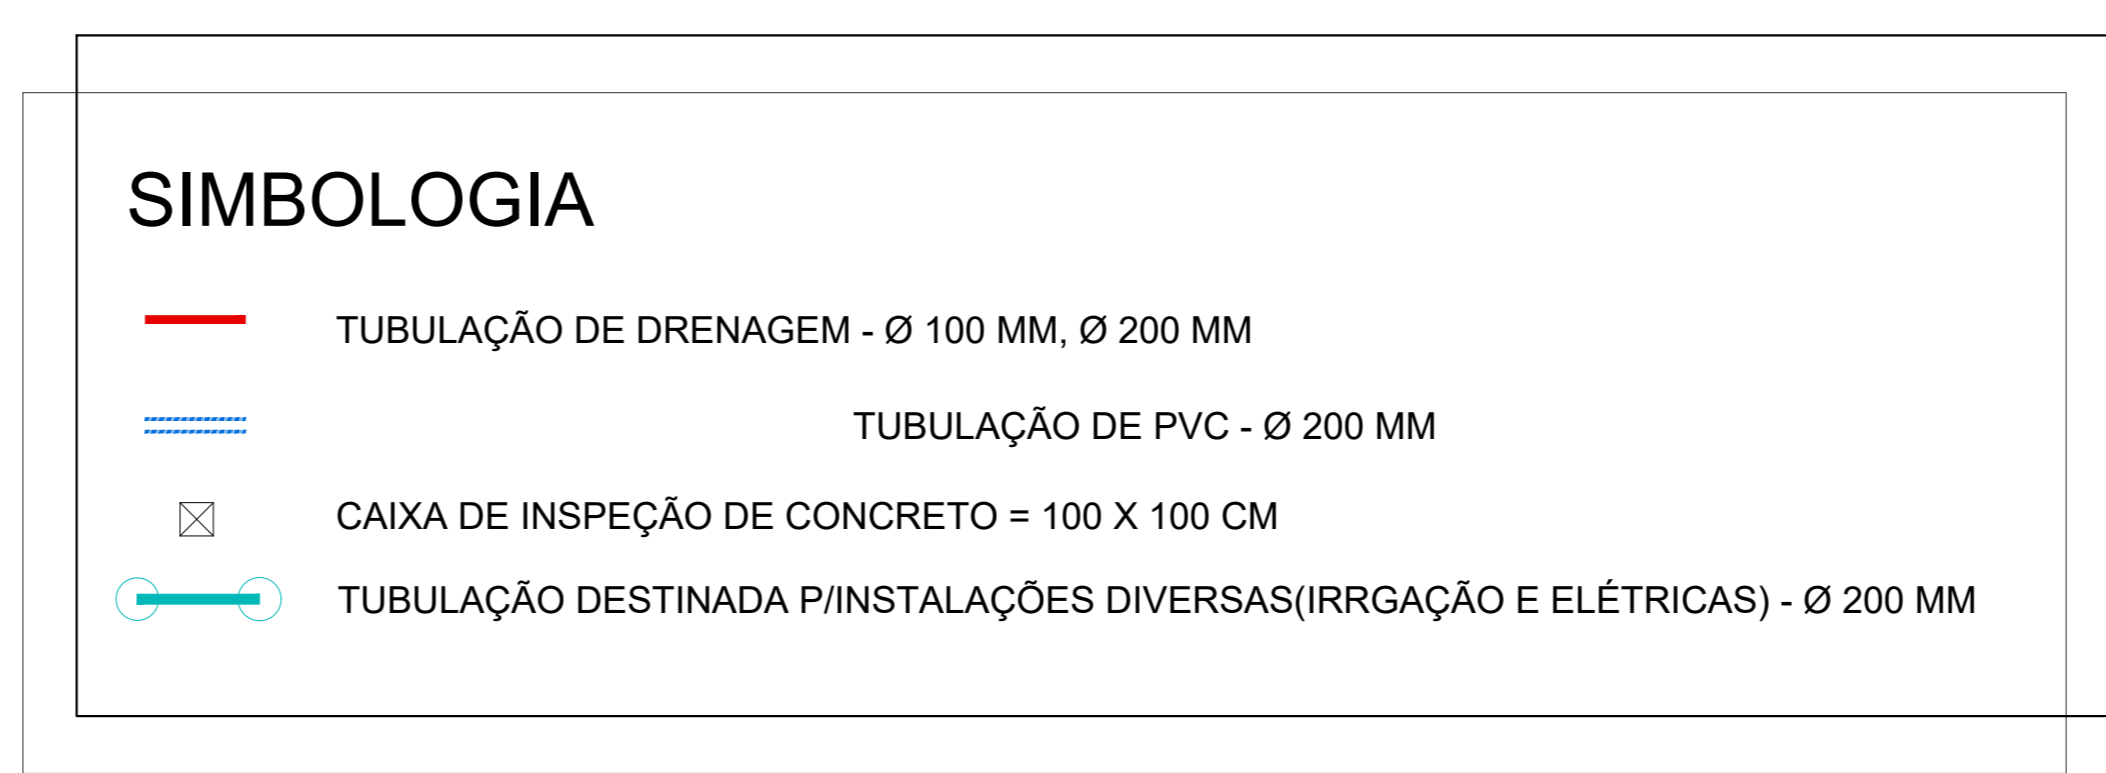

DETALHE CAIXA DE INSPEÇÃO DE ESGOTO
ESC.: 1:25

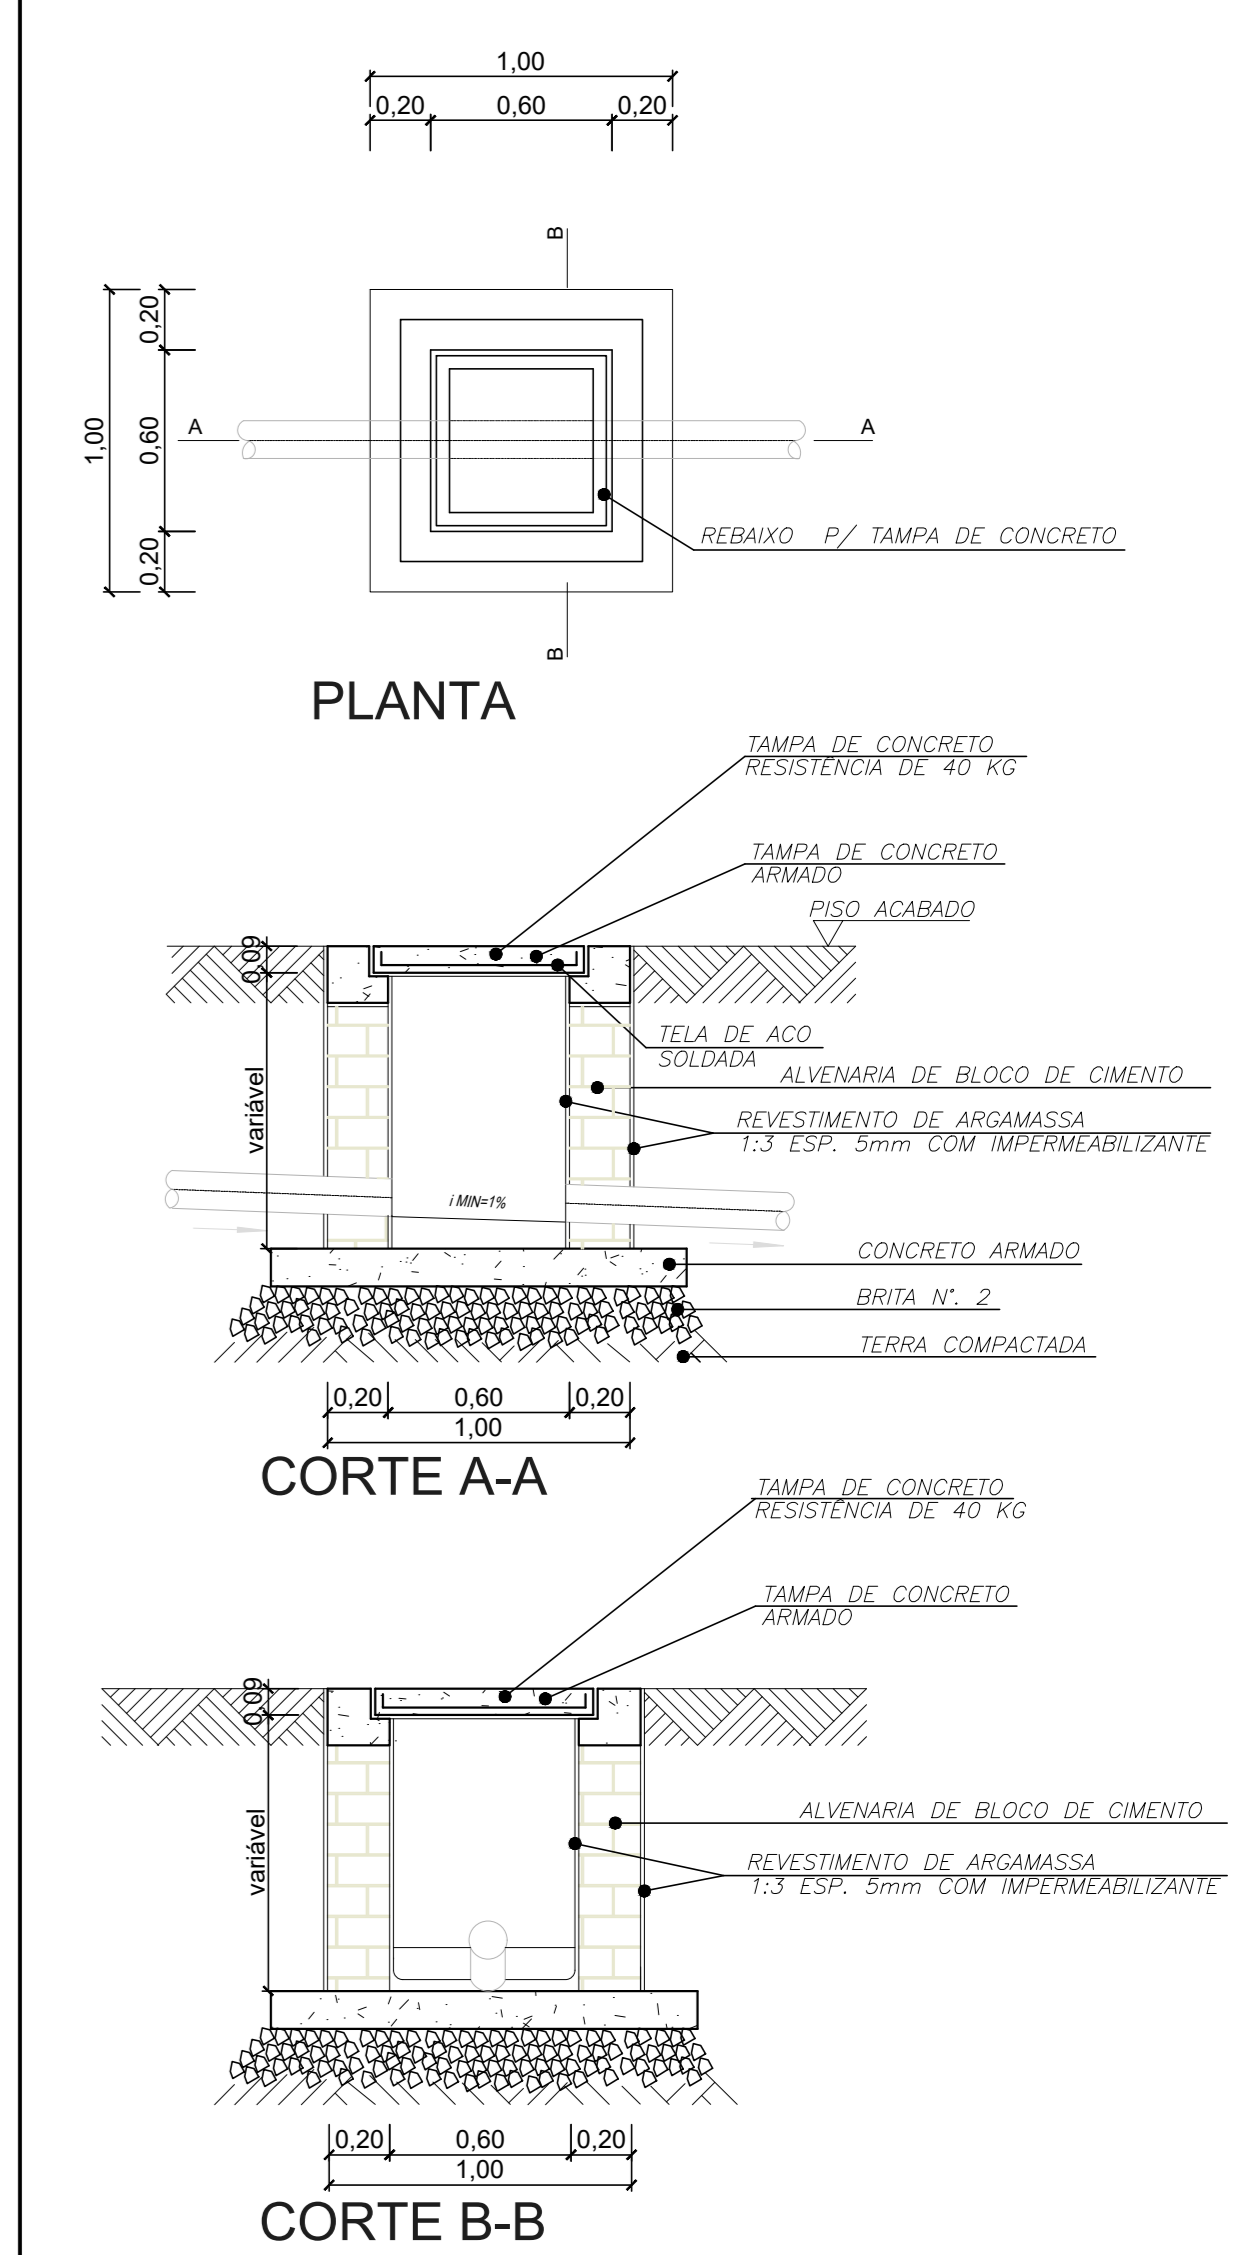

CARIMBOS
PREFEITURA

ASSINATURAS

FUNDAÇÃO MUNICIPAL DE ESPORTES DE CAMPOS NOVOS PROPRIETÁRIO
ROGER ANDREAS ISLEB ENGENHEIRO CIVIL CREA/SC: 048192-1

PROJETE
Engenharia e Arquitetura

Rua Gustavo Micheli, 124, Bairro Ingletes - Timbó/SC - CEP 89120-000
Fone/Fax: 47 3362-2817 e-mail: roger@projete.com.br
www.projete.com.br

PROJETO: PROJETO HIDRÁULICO
TIPO DE OBRA: COMPLEXO ESPORTIVO

PROPRIETÁRIO: FUNDAÇÃO MUNICIPAL DE ESPORTES
ENDEREÇO: RUA SILVIO NEVES BLEYER CAMPOS NOVOS/SC

AUTOR DO PROJETO: ROGER ANDREAS ISLEB ENGENHEIRO CIVIL CREA/SC: 048192-1

TÍTULOS: PLANTA BAIXA - PISTA DE ATLETISMO PRANCHA: H-01

ESCALA: INDICADA DATA: MAIO/2021 DESENHO: GABRIELE BUTZKE