


SERVIÇOS

- REMOÇÃO DE PISO 90,40M²
- REMOÇÃO DE FORRO 90,40M²
- EXECUÇÃO 3 SAPATAS 60X60X25CM
- EXECUÇÃO 3 PILARES 15X25CM
- EXECUÇÃO DE 25,08M DE VIGAS 15X30CM
- EXECUÇÃO FORRO
- READEQUAÇÃO DE INSTALAÇÃO ELETRICA
- PORTA 1,20X2,10 DUAS FOLHAS
- JANELA BASCULANTE 2 UNIDADES 1,50X0,60M
- PINTURA


LEGENDA

- LÂMPADA FLUORESCENTE C/ POTÊNCIA INDICADA
- TOMADA DE FORÇA C/ POTÊNCIA INDICADA (h= 1,10)
- INTERRUPTOR SIMPLES
- CAIXA DE DISTRIBUIÇÃO

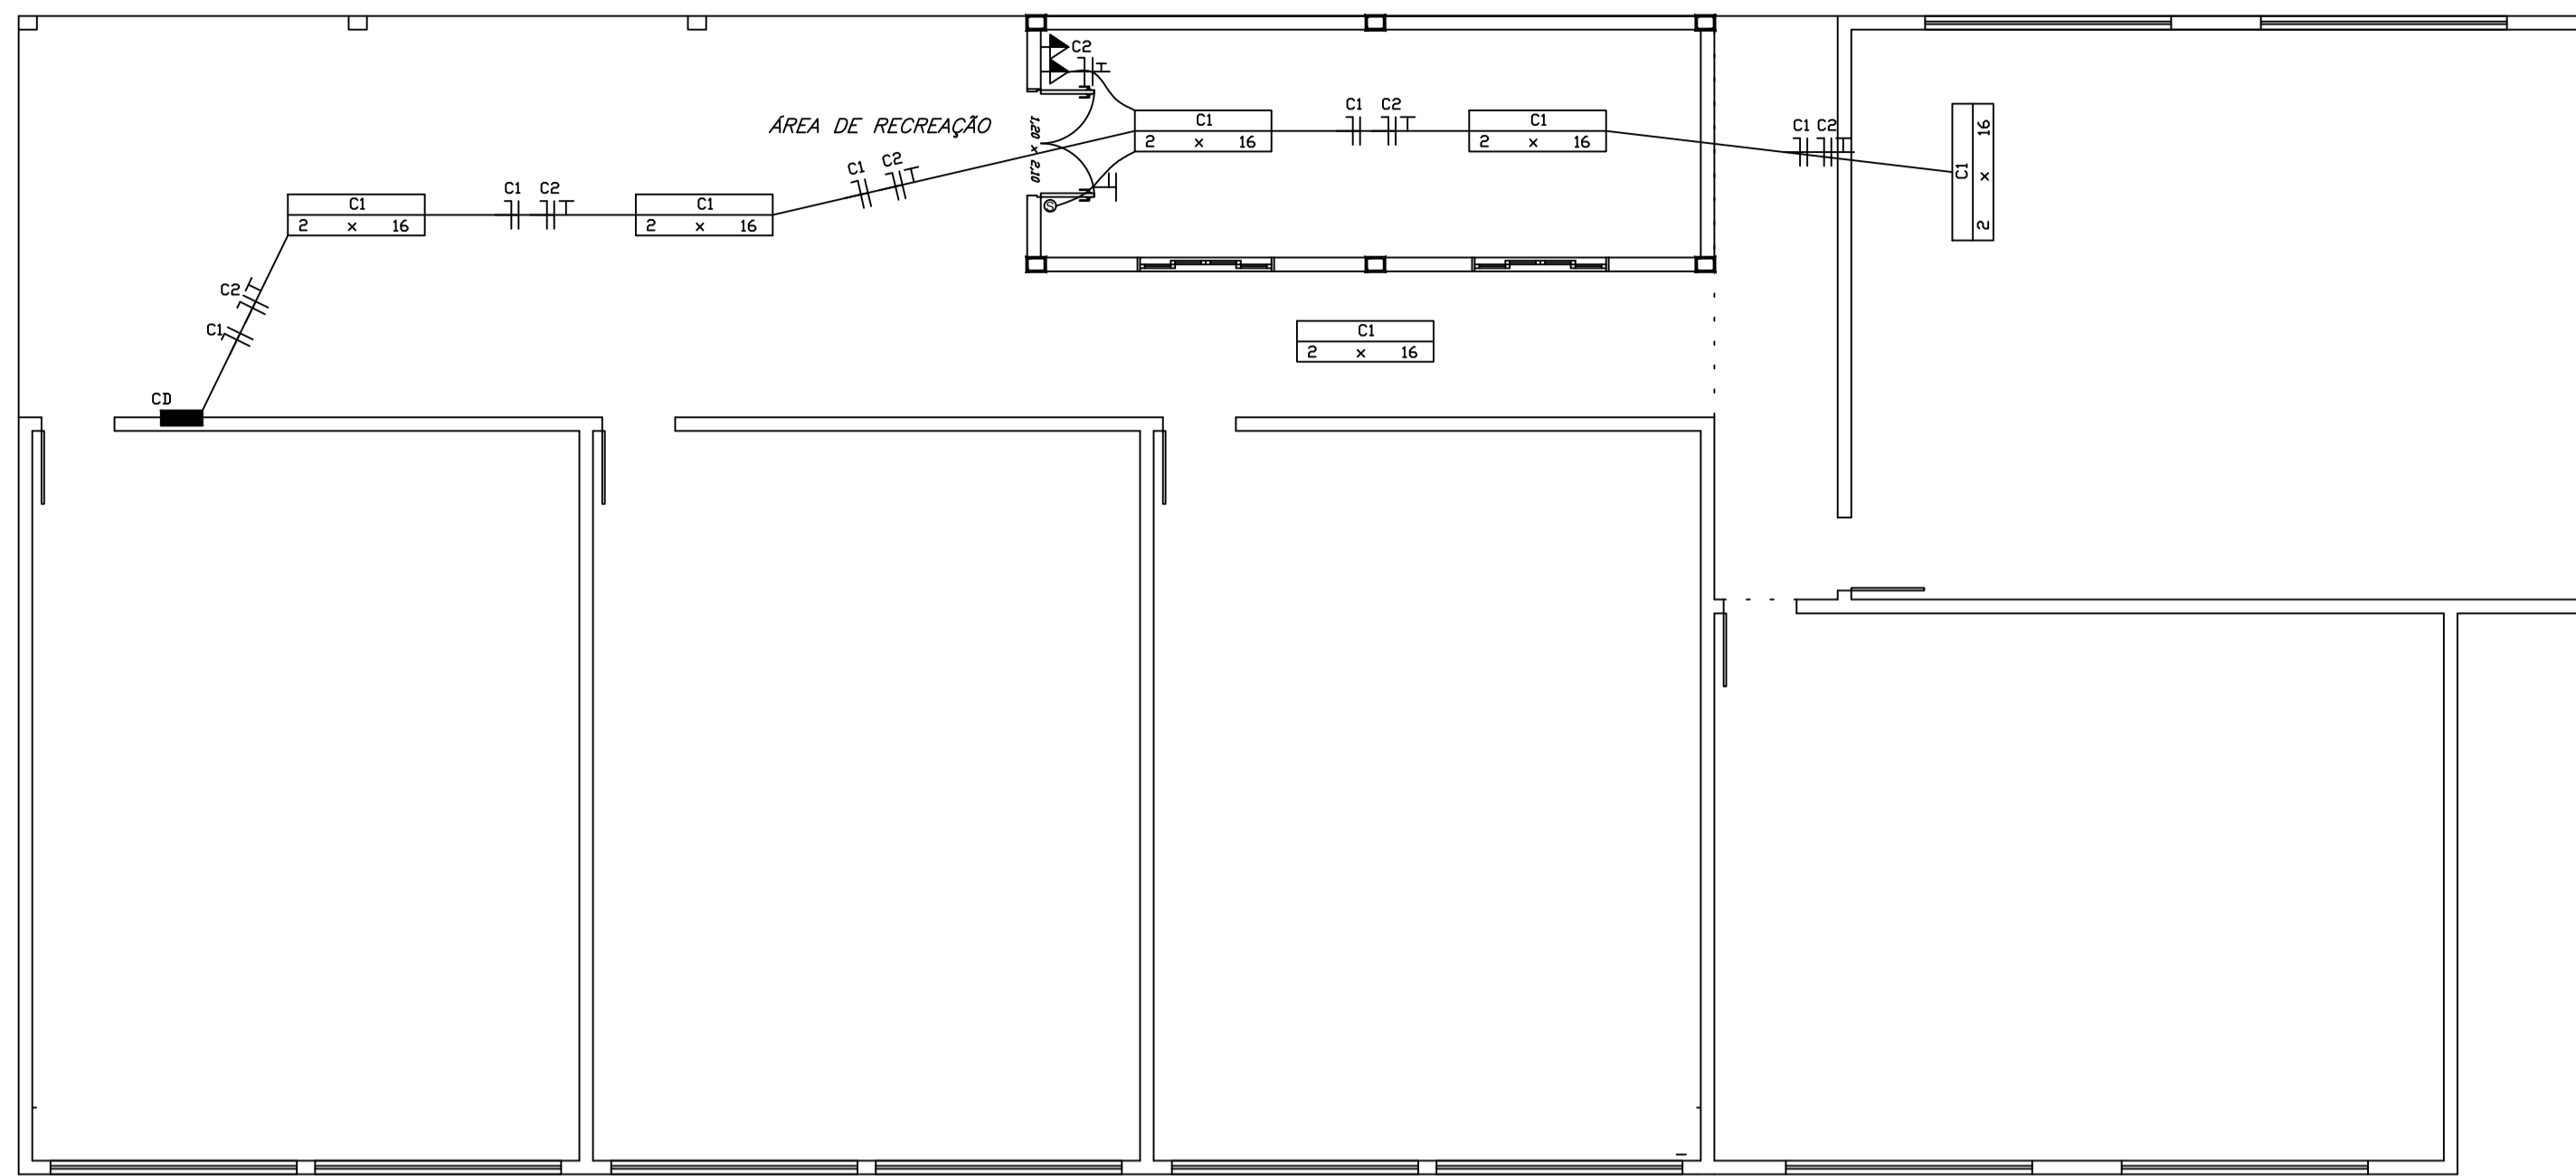

INSTALAÇÃO ELÉTRICA


ESCALA 1 : 75

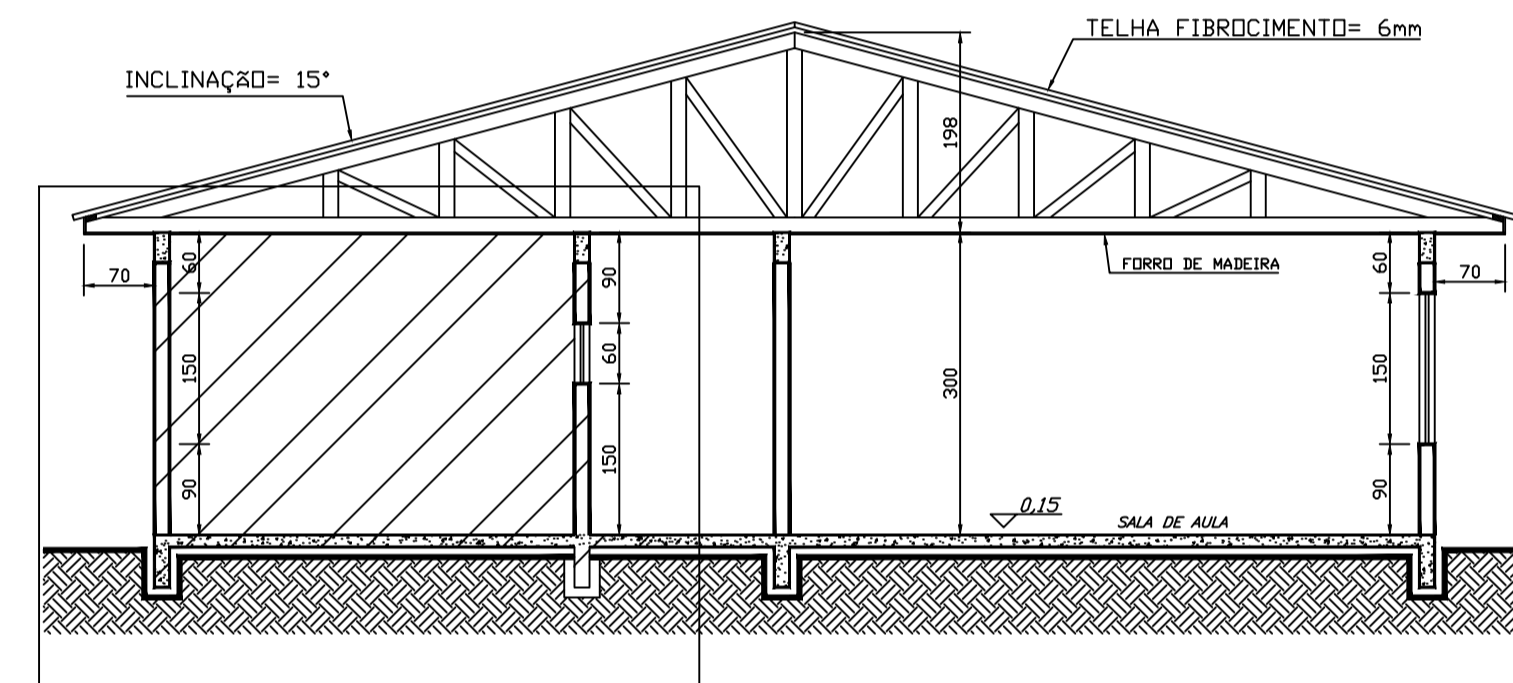

CORTE A - A'

ESCALA 1 : 75

INSTALAÇÃO DE INTERVENÇÃO

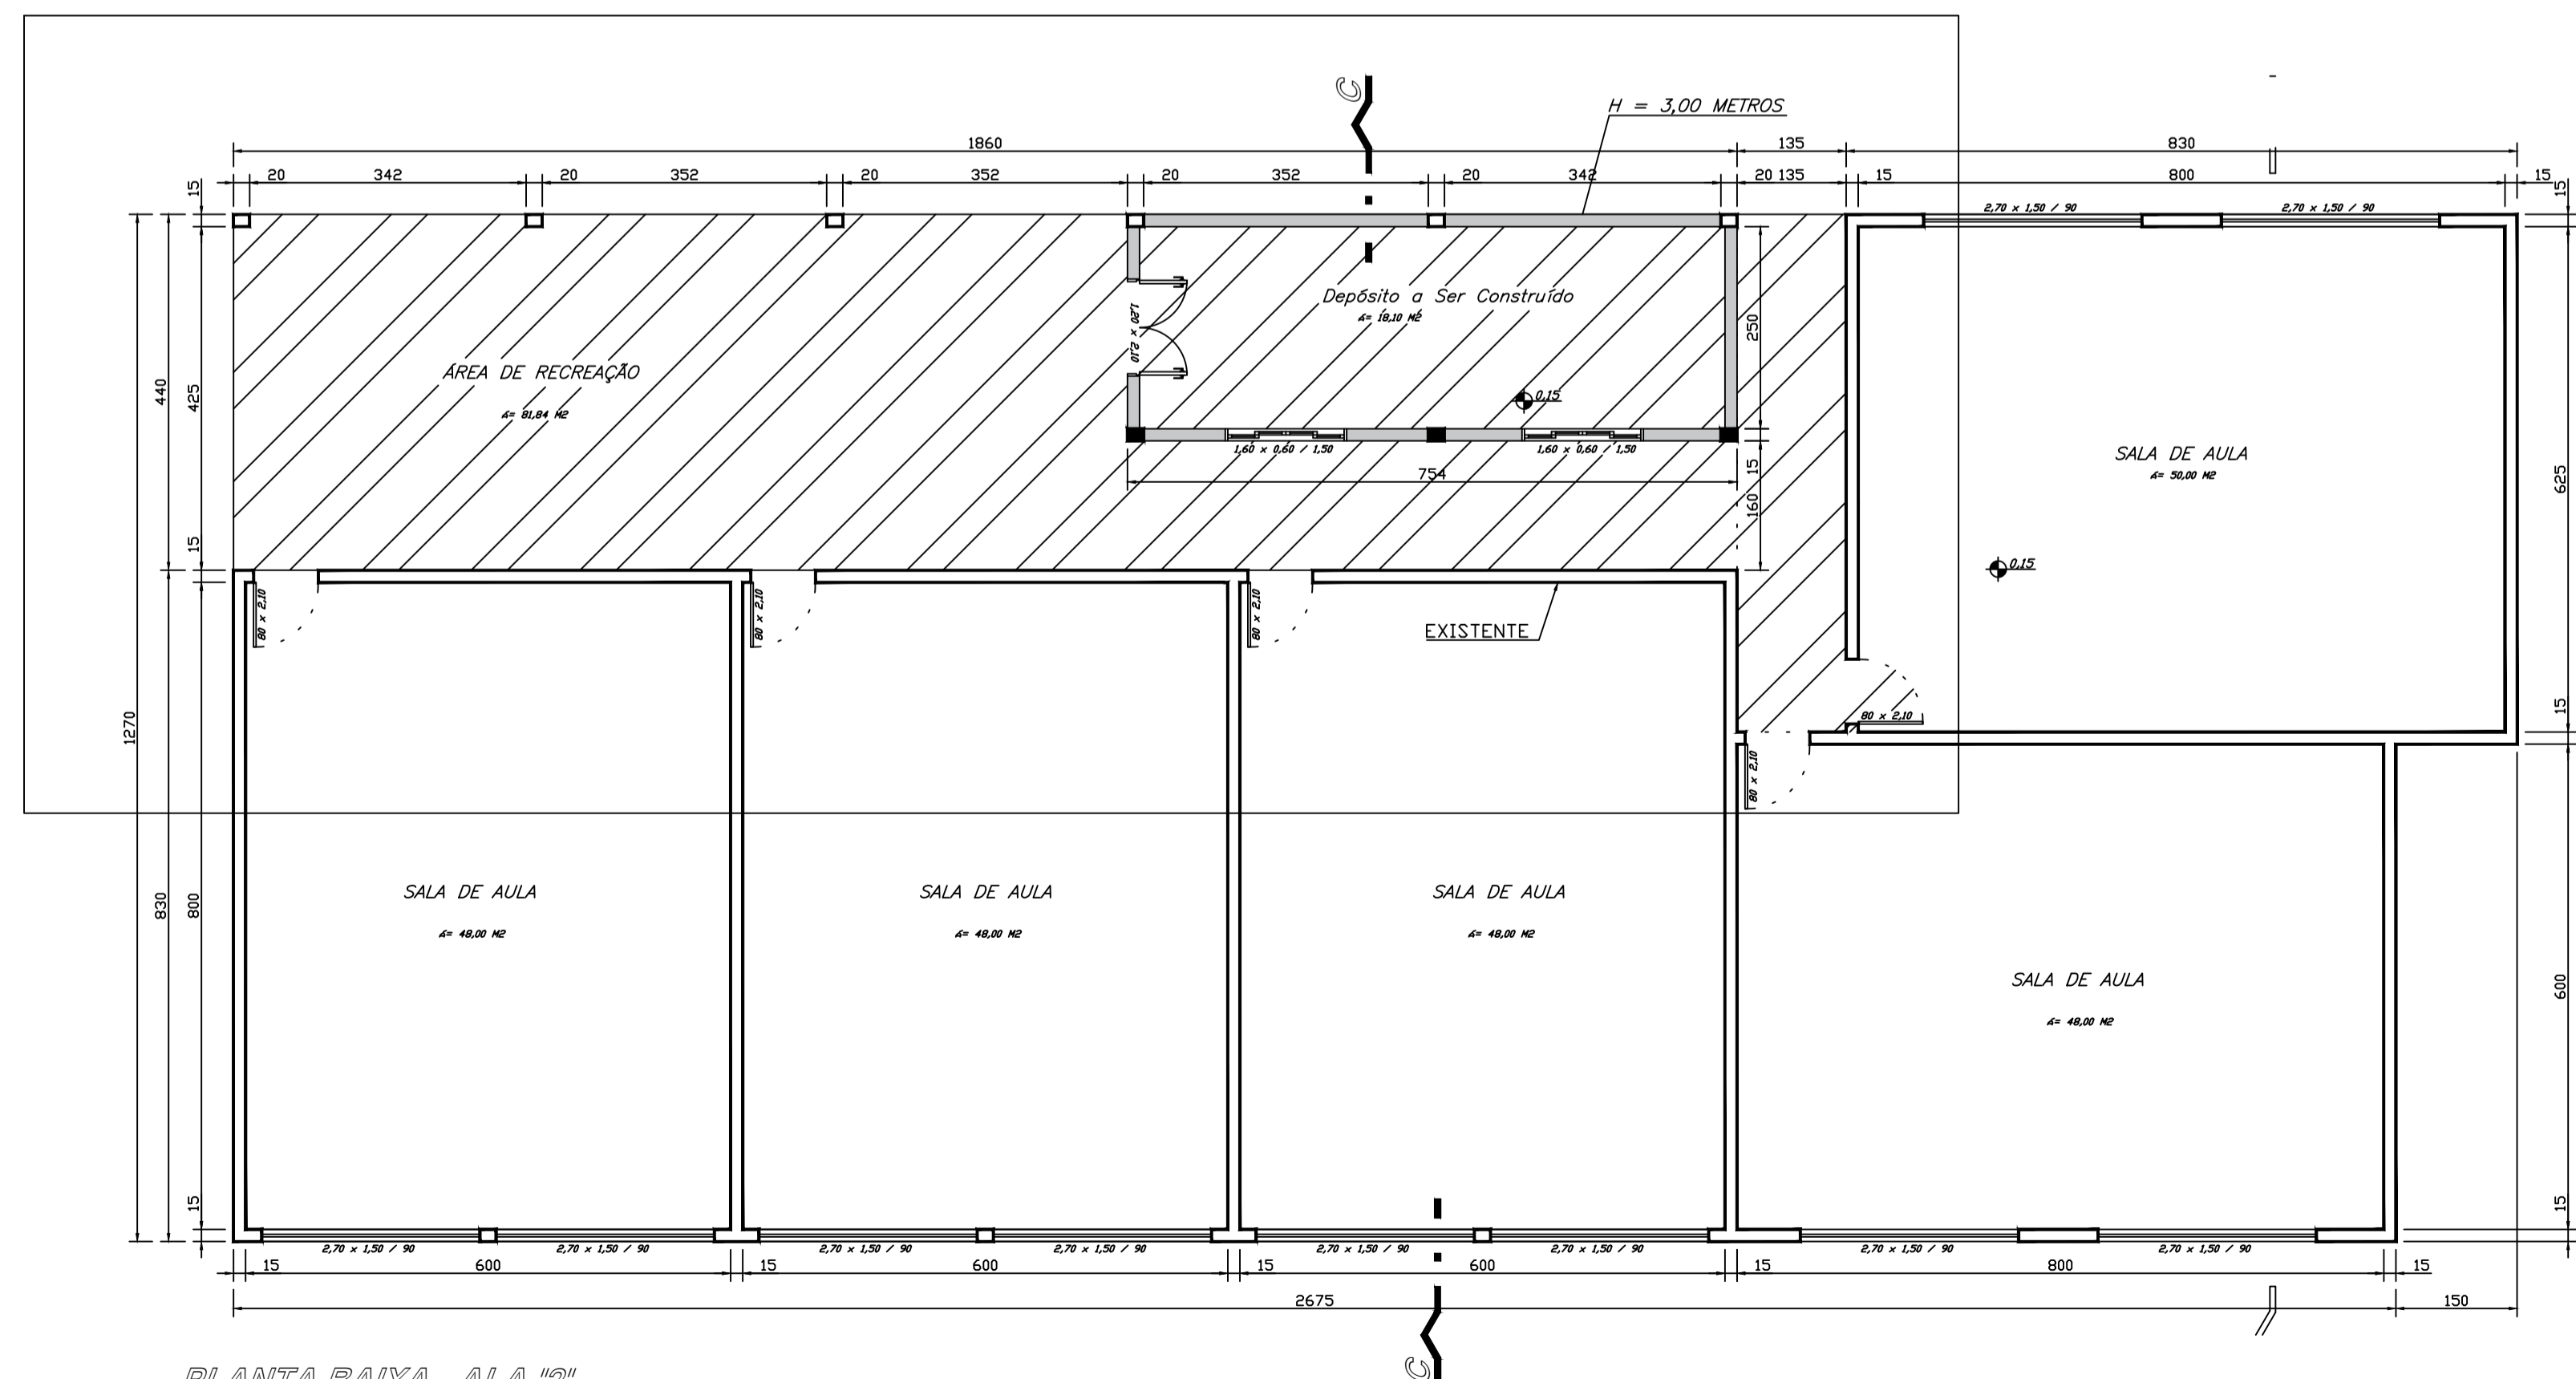

PLANTA BAIXA - ALA "2"

ÁREA EXISTENTE 349,55 M²
ESCALA 1 : 75

 PREFEITURA MUNICIPAL DE CAMPOS NOVOS (SC) RUA EXPEDICIONÁRIO, 323 - CENTRO - FONE (49) 3541-8200 SECRETARIA MUNICIPAL DE TRANSPORTES, OBRAS E URBANISMO DEPARTAMENTO DE ENGENHARIA				
OBRA: Projeto Execução de Depósito GEM Waldemar Rupp			PROJETO: PLANTA BAIXA E LOCAL DE INTERVENÇÃO	
ÁREA DO TERRENO	ÁREA ALA 02	ÁREA TOTAL INTERVENÇÃO	ÁREA RECREAÇÃO	DEPÓSITO
1500,00 m ²	349,55 m ²	90,48 m ²	81,84 m ²	18,10 m ²
DATA:	LOCAL:			
DEZEMBRO/2019	RUA VERGÍLIO CENI - BAIRRO JARDIM BELA VISTA			
CODIGO CAD:	RESP. TÉCNICO:	PREFEITO MUNICIPAL:		
21/2019 (Des) SEC. DA EDUCAÇÃO Jardim Bela Vista	ANA PRICILLA KÜSTER ENGENHEIRA CIVIL	SÍLVIO ALEXANDRE ZANCANARO PREFEITO MUNICIPAL		
ESCALA CAD:	FOLHA:			
1:75	01/01			

COPIAS P/ () ORÇAMENTO () CONHECIMENTO () APROVAÇÃO () EXECUÇÃO