


PLANTA BAIXA PCD

ESCALA 1 : 50

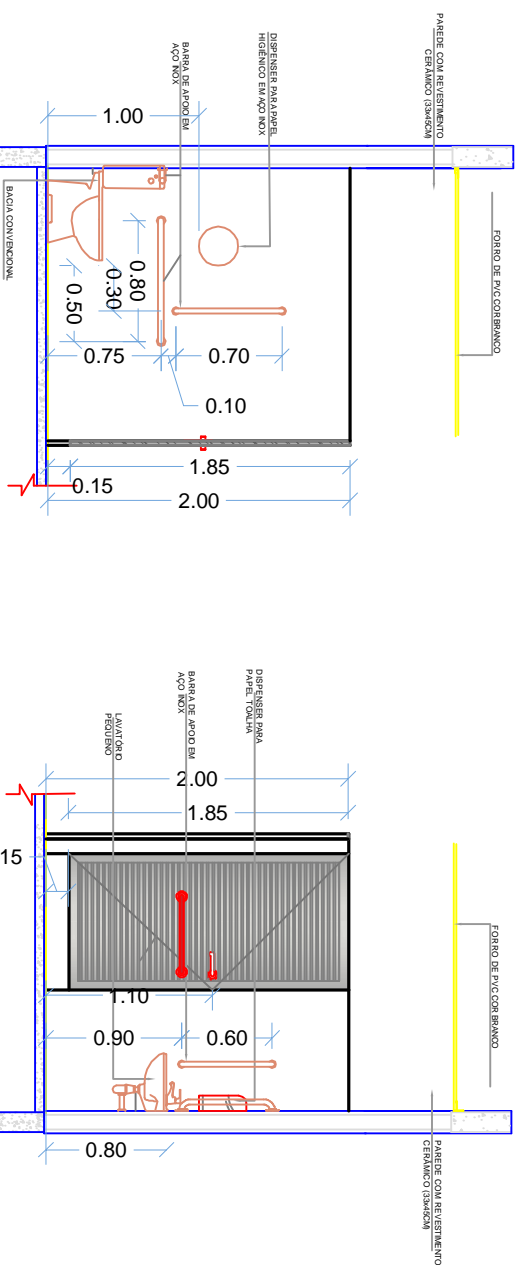


VISTA 1

ESCALA 1 : 50

VISTA 2

ESCALA 1 : 50

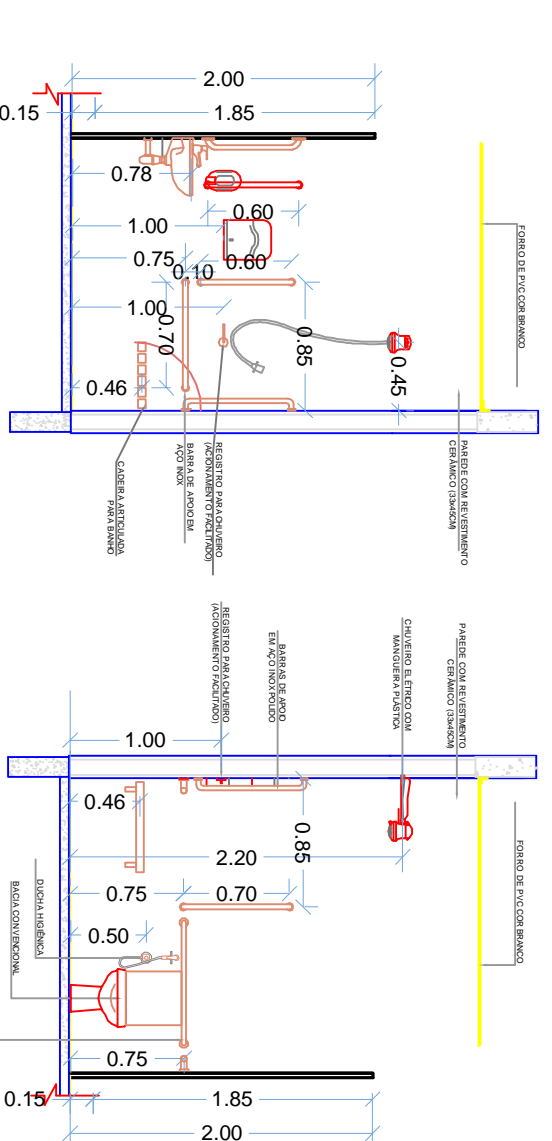


VISTA 3

ESCALA 1 : 50

VISTA 4

ESCALA 1 : 50

NOTAS:
TODAS AS MEDIDAS ESTÃO EM METROS. CASO HOUVER DIVERGÊNCIAS ENTRE COTAS E ESCALA PREVALECERÃO AS COTAS.

 <p>PREFEITURA MUNICIPAL DE CAMPOS NOVOS (SC) RUA EXPERIMENTAL, 323 - CENTRO - FONE (49) 3541-6200 www.camposnovos.sc.gov.br</p> <p>SECRETARIA MUNICIPAL DE TRANSPORTES, OBRAS E URBANISMO DEPARTAMENTO DE ENGENHARIA</p>			
<p>OBRA: REFORMA E AMPLIAÇÃO DA GRECHE MARILENE RUPP BAGATINI</p>			
PROJETO:	HIDRO	ASSUNTO:	DETALHE BANHEIRO PCD
ÁREA CONSTRUIDA EXISTENTE:	693,84 m²	ÁREA DE REFORMA:	74,90 m²
		ÁREA TOTAL DE AMPLIAÇÃO:	93,94 m²
		ÁREA TOTAL CONSTRUIDA:	787,78 m²
DATA:	SETEMBRO/2020		
CODIGO CAD:	LOCAL: RUA BENONI DE OLIVEIRA LEMOS ESQUINA COM RUA JOÃO PINTO DE ANDRADE, BAIRRO BDA VISTA		
2020 (Ones, Secretaria de Educação, Saúde, Meio Ambiente, Planejamento, Urbanismo e Turismo)	RESP. TÉCNICO:		
ESCALA CAD:	FOLHA:		
1 : 1	01/01		
DESENHO:	LAIDES DALAZEN LAIDINES CREA - SC 105168-6 Engenheira Civil		SILVIO ALEXANDRE ZANCANARO
LUIZ CARLOS			

() ORÇAMENTO () CONHECIMENTO
() APROVAÇÃO () EXECUÇÃO

CÓPIAS/P/