

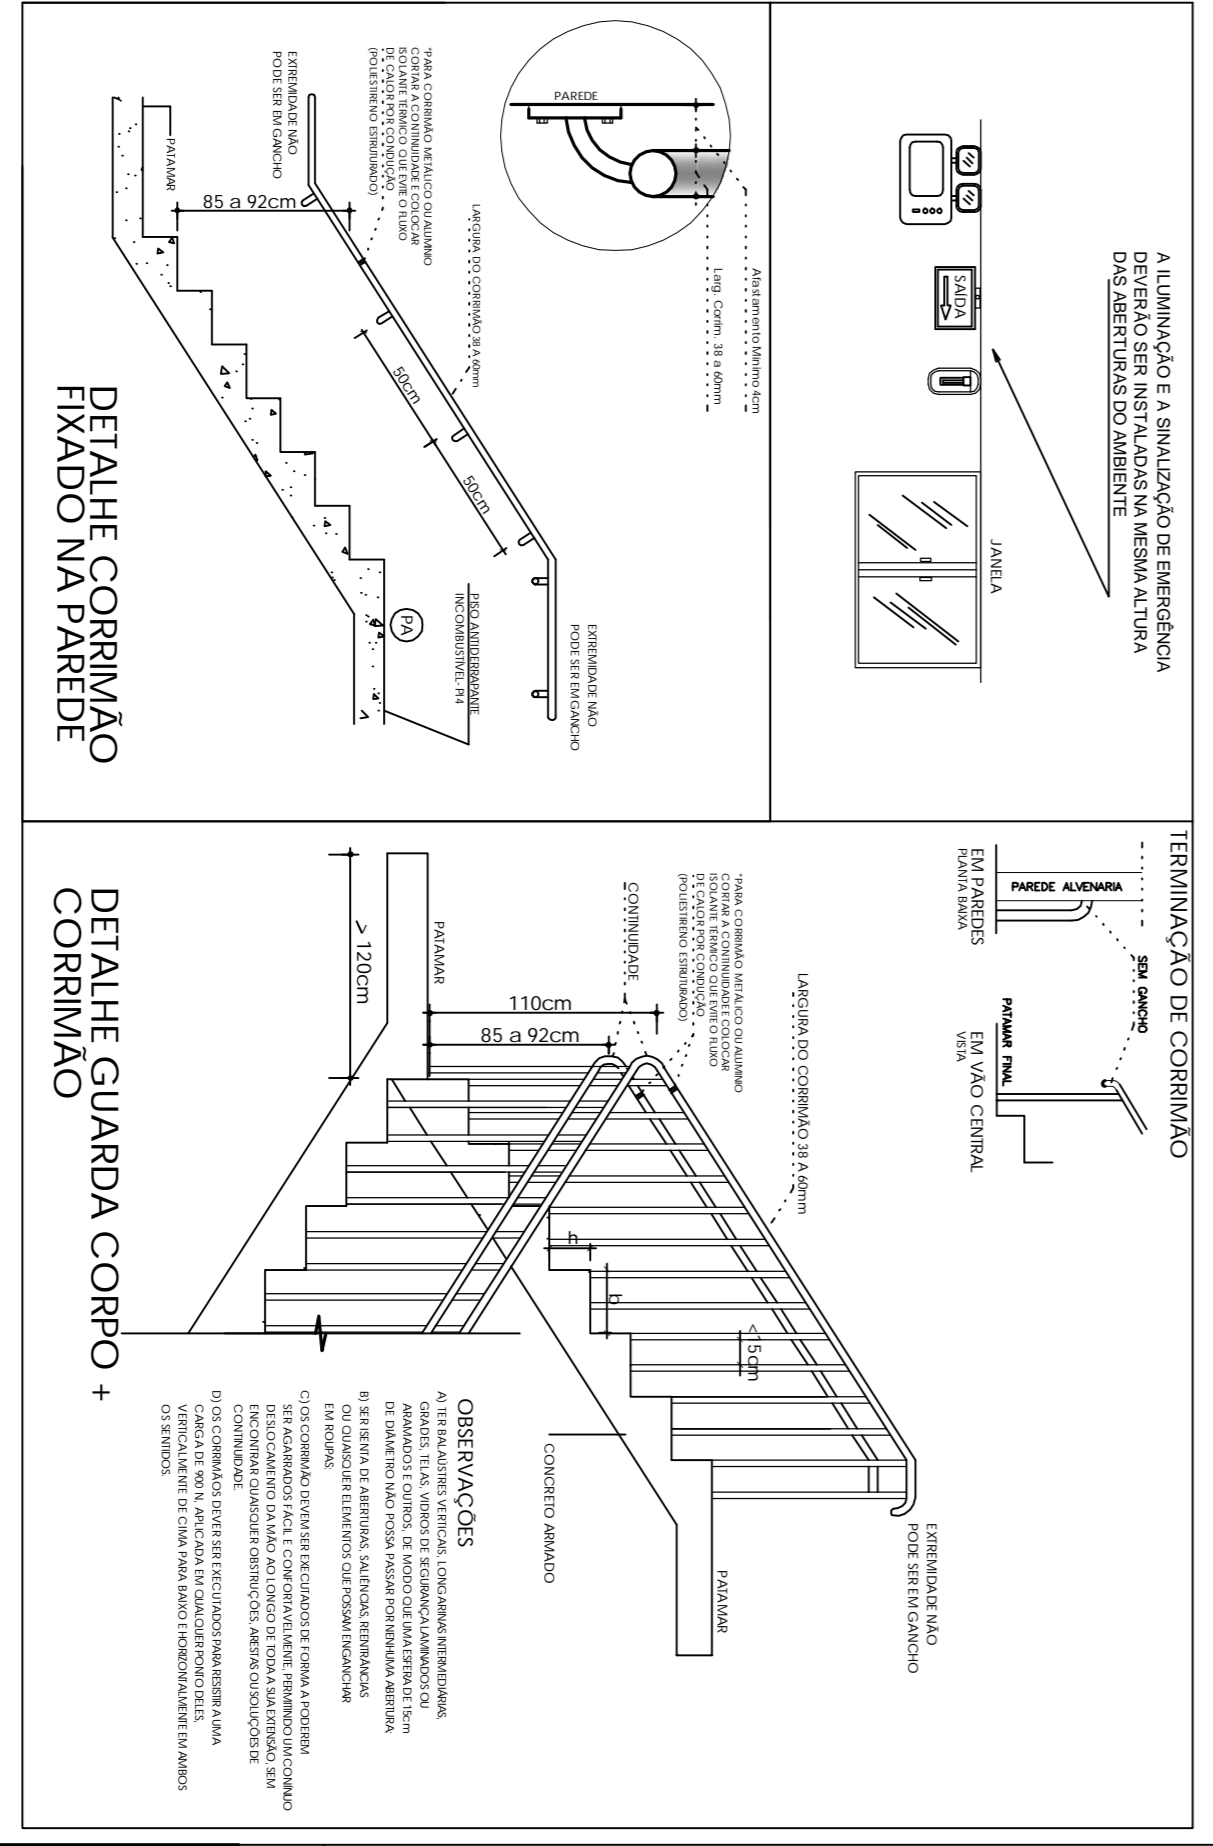
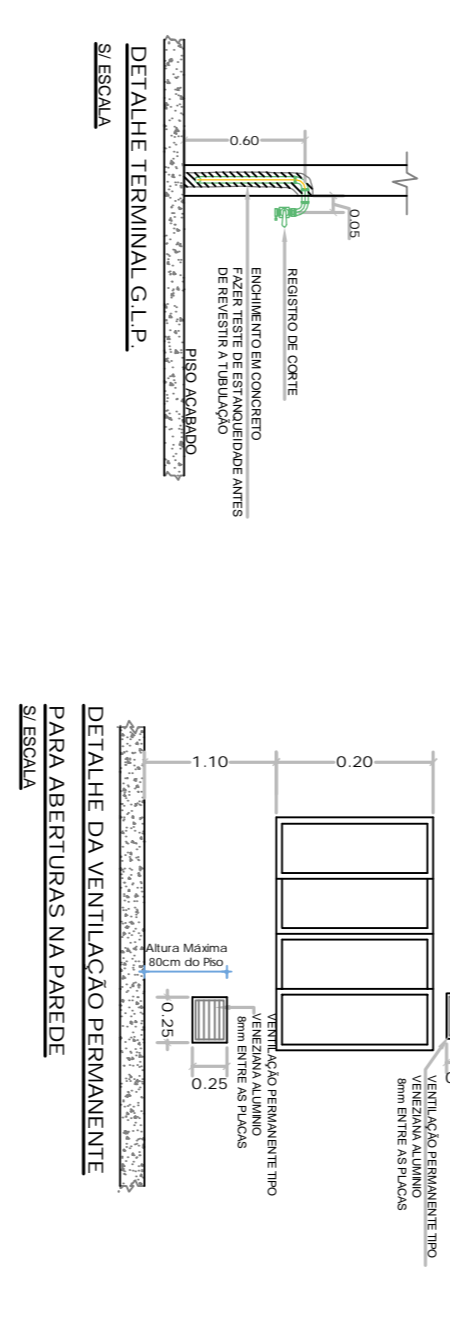
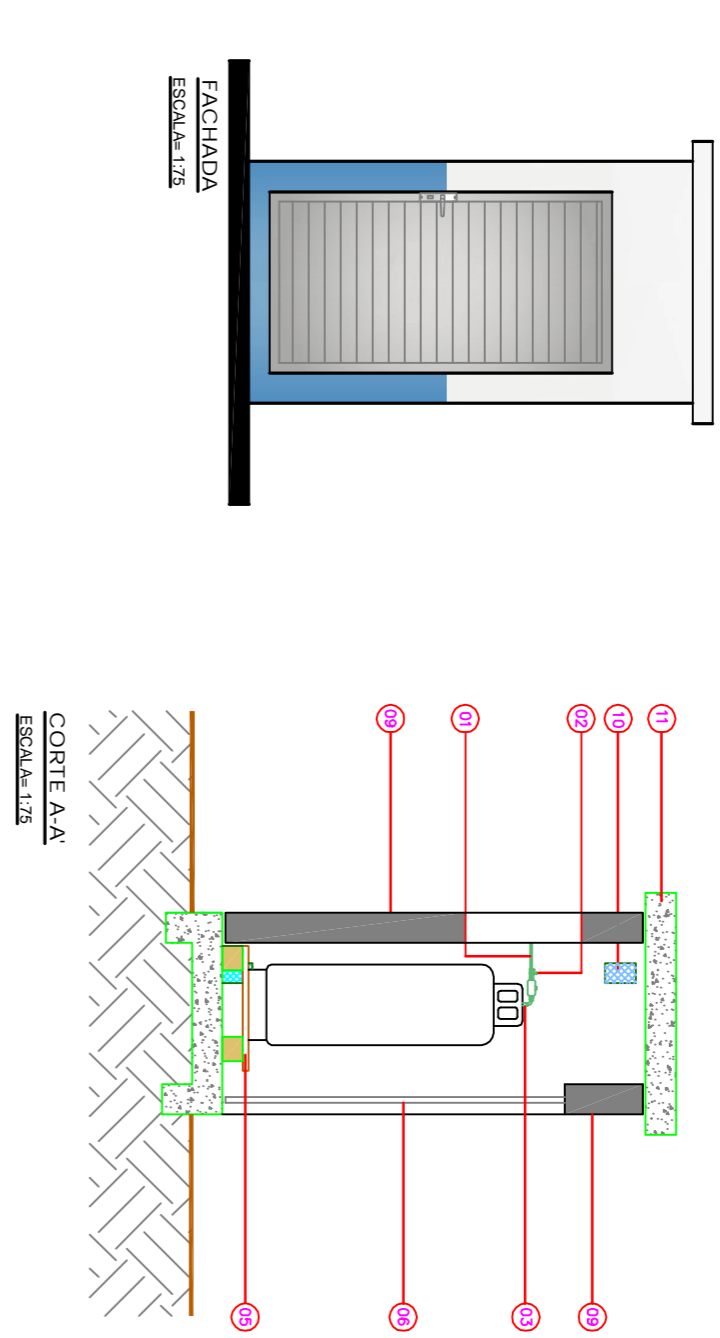


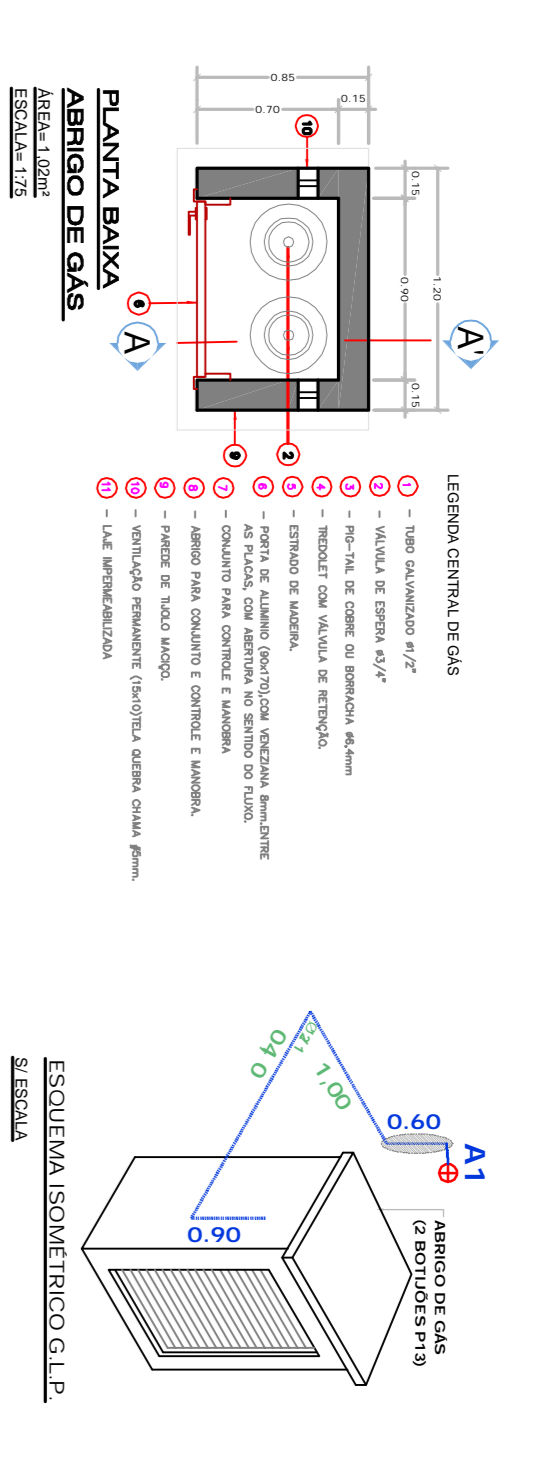

E. E. B. MARILENE RUPP BAGATINI

PREVENTIVO CONTRA INCÊNDIO
 Área Construída = 761,31m²
 Escala 1 : 75

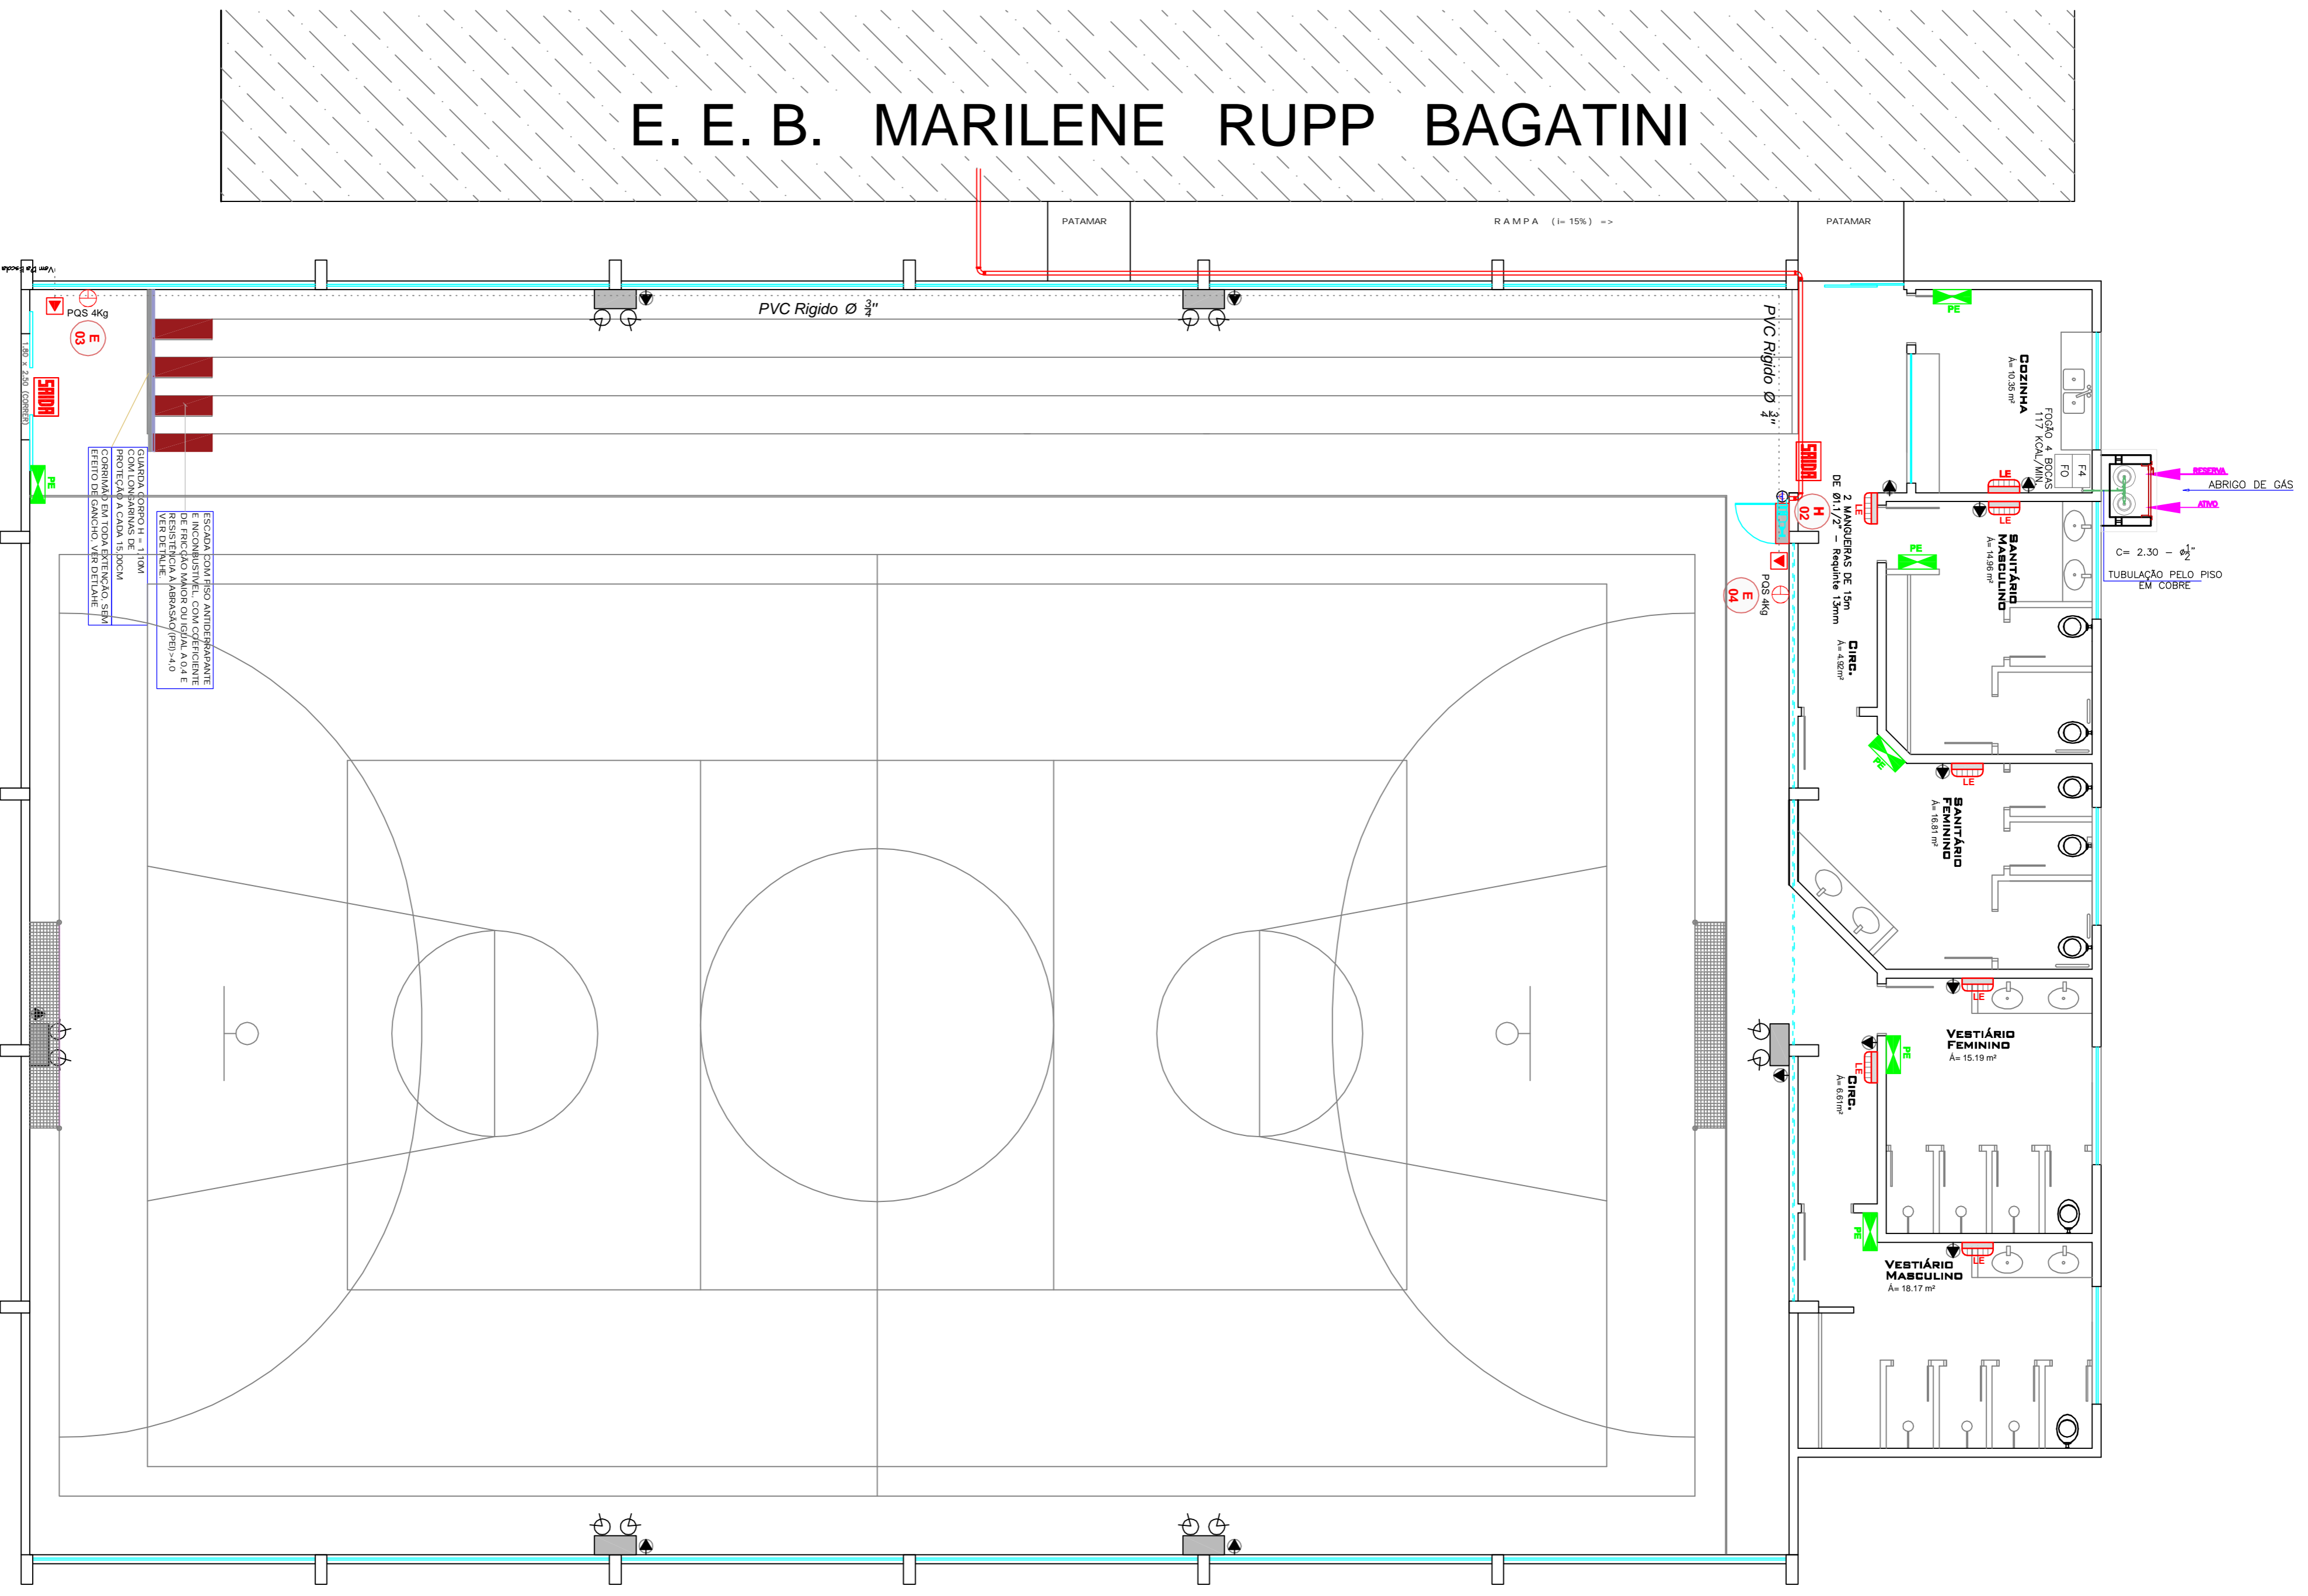

ESPECIFICAÇÕES - INCÊNDIO	
1	Extintores de incêndio
2	Sinalização sonora
3	Sinalização luminosa
4	Sinalização sonora e luminosa
5	Sinalização sonora e luminosa com sistema de alarme
6	Sinalização sonora e luminosa com sistema de alarme e sistema de alarme
7	Sinalização sonora e luminosa com sistema de alarme e sistema de alarme e sistema de alarme
8	Sinalização sonora e luminosa com sistema de alarme e sistema de alarme e sistema de alarme e sistema de alarme
9	Sinalização sonora e luminosa com sistema de alarme e sistema de alarme e sistema de alarme e sistema de alarme e sistema de alarme
10	Sinalização sonora e luminosa com sistema de alarme e sistema de alarme e sistema de alarme e sistema de alarme e sistema de alarme e sistema de alarme

ÁREA TOTAL DO TERRENO	ÁREA CONSTR. EXISTENTE	ÁREA CONSTR. AMPLIAÇÃO	ÁREA TOTAL CONSTRUÍDA
2.341,22 m ²	1.448,15 m ²	93,94 m ²	1.542,09 m ²
ZONAMENTO URBANO	TAXA DE OCUPAÇÃO	ÍNDICE DE APROVEITAMENTO	TAXA DE PERMEABILIDADE
ZR-2	65,32%	0,65	32,24%

PREFEITURA MUNICIPAL DE CAMPOS NOVOS (SC)
 SECRETARIA MUNICIPAL DE TRANSPORTES, OBRAS E URBANISMO
 DEPARTAMENTO DE ENGENHARIA

REFORMA E AMPLIAÇÃO DA OBRERA MARILENE RUPP BAGATINI

PROJETO: PREVENTIVO
 LEGENDA: PLANTA BAIXA PREVENTIVO GINÁSIO, PLANTA BAIXA PREVENTIVO GINÁSIO, LEGENDA E DETALHES

ÁREA TOTAL DE PERMITEÇÃO: 761,31 (MIGUABDI) E 693,84(MIESCOLA)
 ÁREA TOTAL CONSTRUIDA: 93,94 M²
 ÁREA TOTAL CONSTRUIDA: 1.548,09 M²

PROJETO DE ARQUITETURA: LUIZ CARLOS
 PROJETO DE ENGENHARIA: LUIZ CARLOS
 PROJETO DE ENGENHARIA: LUIZ CARLOS

PROJETO DE ENGENHARIA: LUIZ CARLOS
 PROJETO DE ENGENHARIA: LUIZ CARLOS