



REDE GERAL
ESCALA 1:50

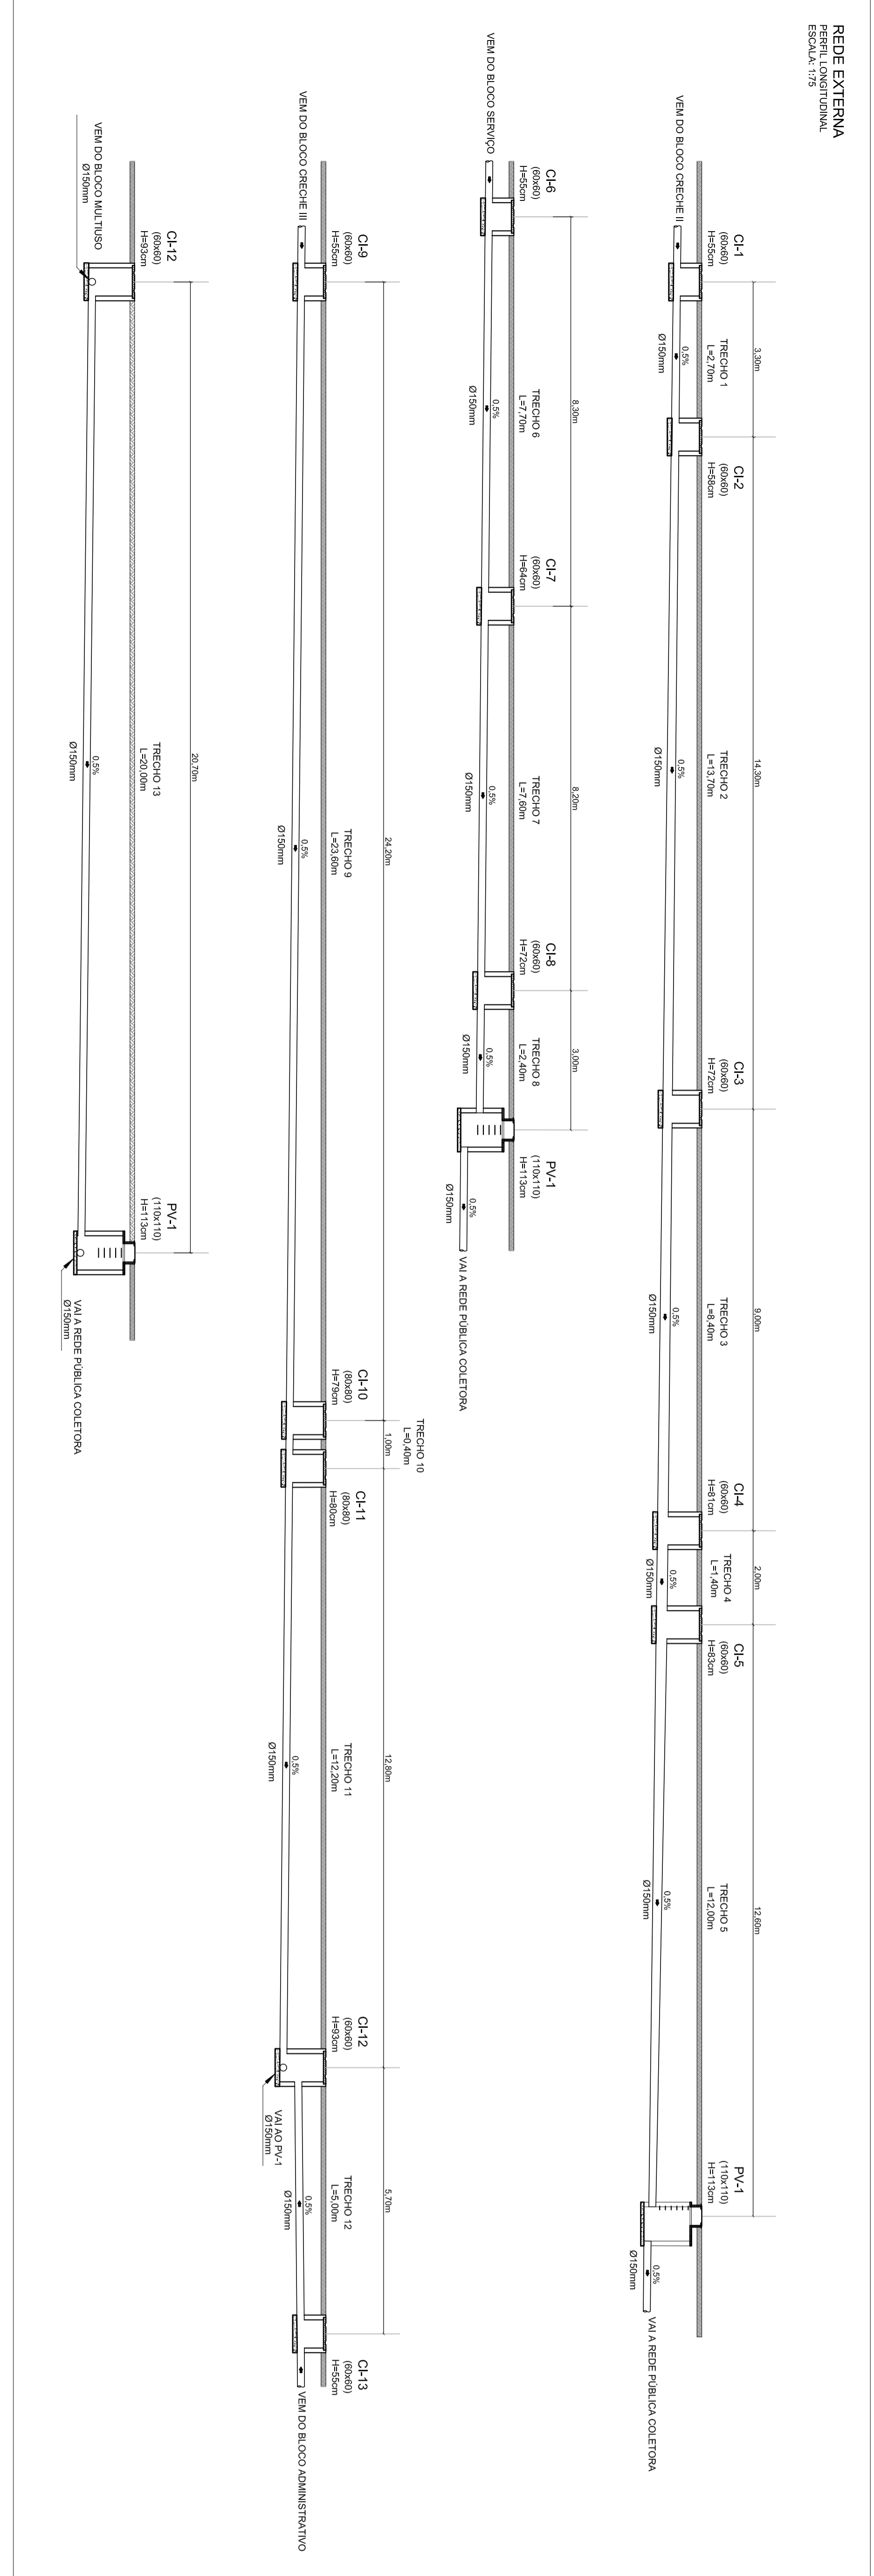

NOTAS:

1. Todos os diâmetros são cotados em milímetros.
2. O sistema de esgoto sanitário deve ser instalado de modo a não causar danos ao ambiente e ao patrimônio público e privado.
3. A tubulação de ventilação deve ter um diâmetro de 100 mm e ser instalada em local protegido contra danos físicos e químicos.
4. As tubulações de esgoto sanitário devem ser instaladas com uma inclinação mínima de 2% para garantir o escoamento adequado.
5. Os manjóis devem ser instalados de acordo com as normas técnicas vigentes.
6. O sistema de esgoto sanitário deve ser instalado de modo a não causar danos ao ambiente e ao patrimônio público e privado.
7. A tubulação de ventilação deve ter um diâmetro de 100 mm e ser instalada em local protegido contra danos físicos e químicos.
8. As tubulações de esgoto sanitário devem ser instaladas com uma inclinação mínima de 2% para garantir o escoamento adequado.
9. Os manjóis devem ser instalados de acordo com as normas técnicas vigentes.
10. O sistema de esgoto sanitário deve ser instalado de modo a não causar danos ao ambiente e ao patrimônio público e privado.
11. Todos os diâmetros são cotados em milímetros.

LEGENDA	DESCRIÇÃO
	COLUNA DE VENTILADO QUE SOBE
	TUBULAÇÃO DE VENTILADO
	CAIXA SIFONADA COM TAPA HEMISFÉRICA (CEJA)
	CAIXA SIFONADA COM TAPA HEMISFÉRICA (CEJA) RESISTÊNCIA MÍNIMA 100x100x75 mm
	CAIXA SIFONADA COM GRELHA E PORTA-GRELHA RESISTÊNCIA MÍNIMA 100x100x75 mm
	CAIXA SIFONADA COM GRELHA E PORTA-GRELHA RESISTÊNCIA MÍNIMA 100x100x75 mm COM GRELHA E PORTA-GRELHA
	POÇO DE VERTIDA
	CAIXA DE RESFREGÃO SAUVA VERMELHA
	CAIXA DE CONDENAÇÃO DA PLÁ
	CAIXA DE CONDENAÇÃO ESPECIAL
	CAIXA DE CONDENAÇÃO SIMPLER
	TUBO DE PVC ESFOTO SEME REFORÇADA
	ESFOTO DO PLATO NA TUBULAÇÃO (ESFOTO DO GABELO)
	JELEIRO 90°
	JELEIRO 45°
	TE
	TE DE RESFREGÃO
	REGIÃO DESEMPENHA
	ABRIGO SIMPLER
	LAVA-SANITÁRIOS
	BUNDA DE RESFREGÃO
	TERMINAL DE VENTILAÇÃO
	VAZO SANITÁRIO AUTO-REFRIGERADO
	SALDA VERTICAL
	LAVATÓRIO
	CAIXA (PVA)
	REBORDADOS
	CHAMISMO
	TAMPA

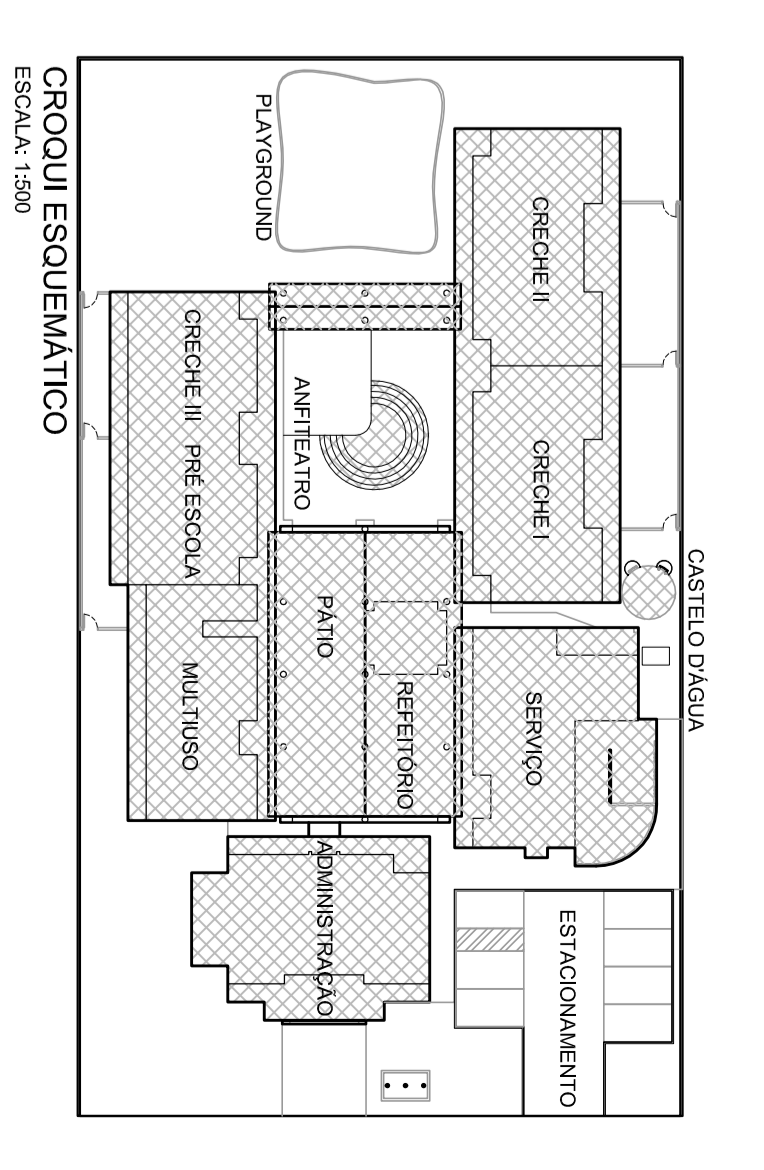

Ministério da Educação
FIDE Fundo Nacional de Desenvolvimento da Educação Infantil

PROJETO TIPO B
REDE GERAL
PLANTA BAIXA
PERFIL LONGITUDINAL

EG

01/07

INSTALAÇÕES DE ESGOTOS SANITÁRIOS

PROJETO TIPO B

REDE GERAL

PLANTA BAIXA

PERFIL LONGITUDINAL

EG

01/07