

ESCADA MARINHEIRO  
 AÇO CA-25 #20mm  
 CHUMBEADOS NO CONCRETO  
 CORRADO, DOBRADO E 75 micra  
 GALVANIZADO A FOGO 75 micra

TIJULO MACIÇO

PLANTA BAIXA

CORTE A


CORTE B

GRELHA EM FERRO CHATO SAE 1010/1020  
 1.1/2" x 1.1/2" - 60x60 cm  
 GALVANIZADA A FOGO 75 micra

CANTONEIRA AÇO ASTM A-36  
 1.1/2" x 1.1/2" x 3/16"  
 GALVANIZADA A FOGO 75 micra

GRAPA  
 CHAPA S416x70 mm  
 GALVANIZADA A FOGO

SOLDA

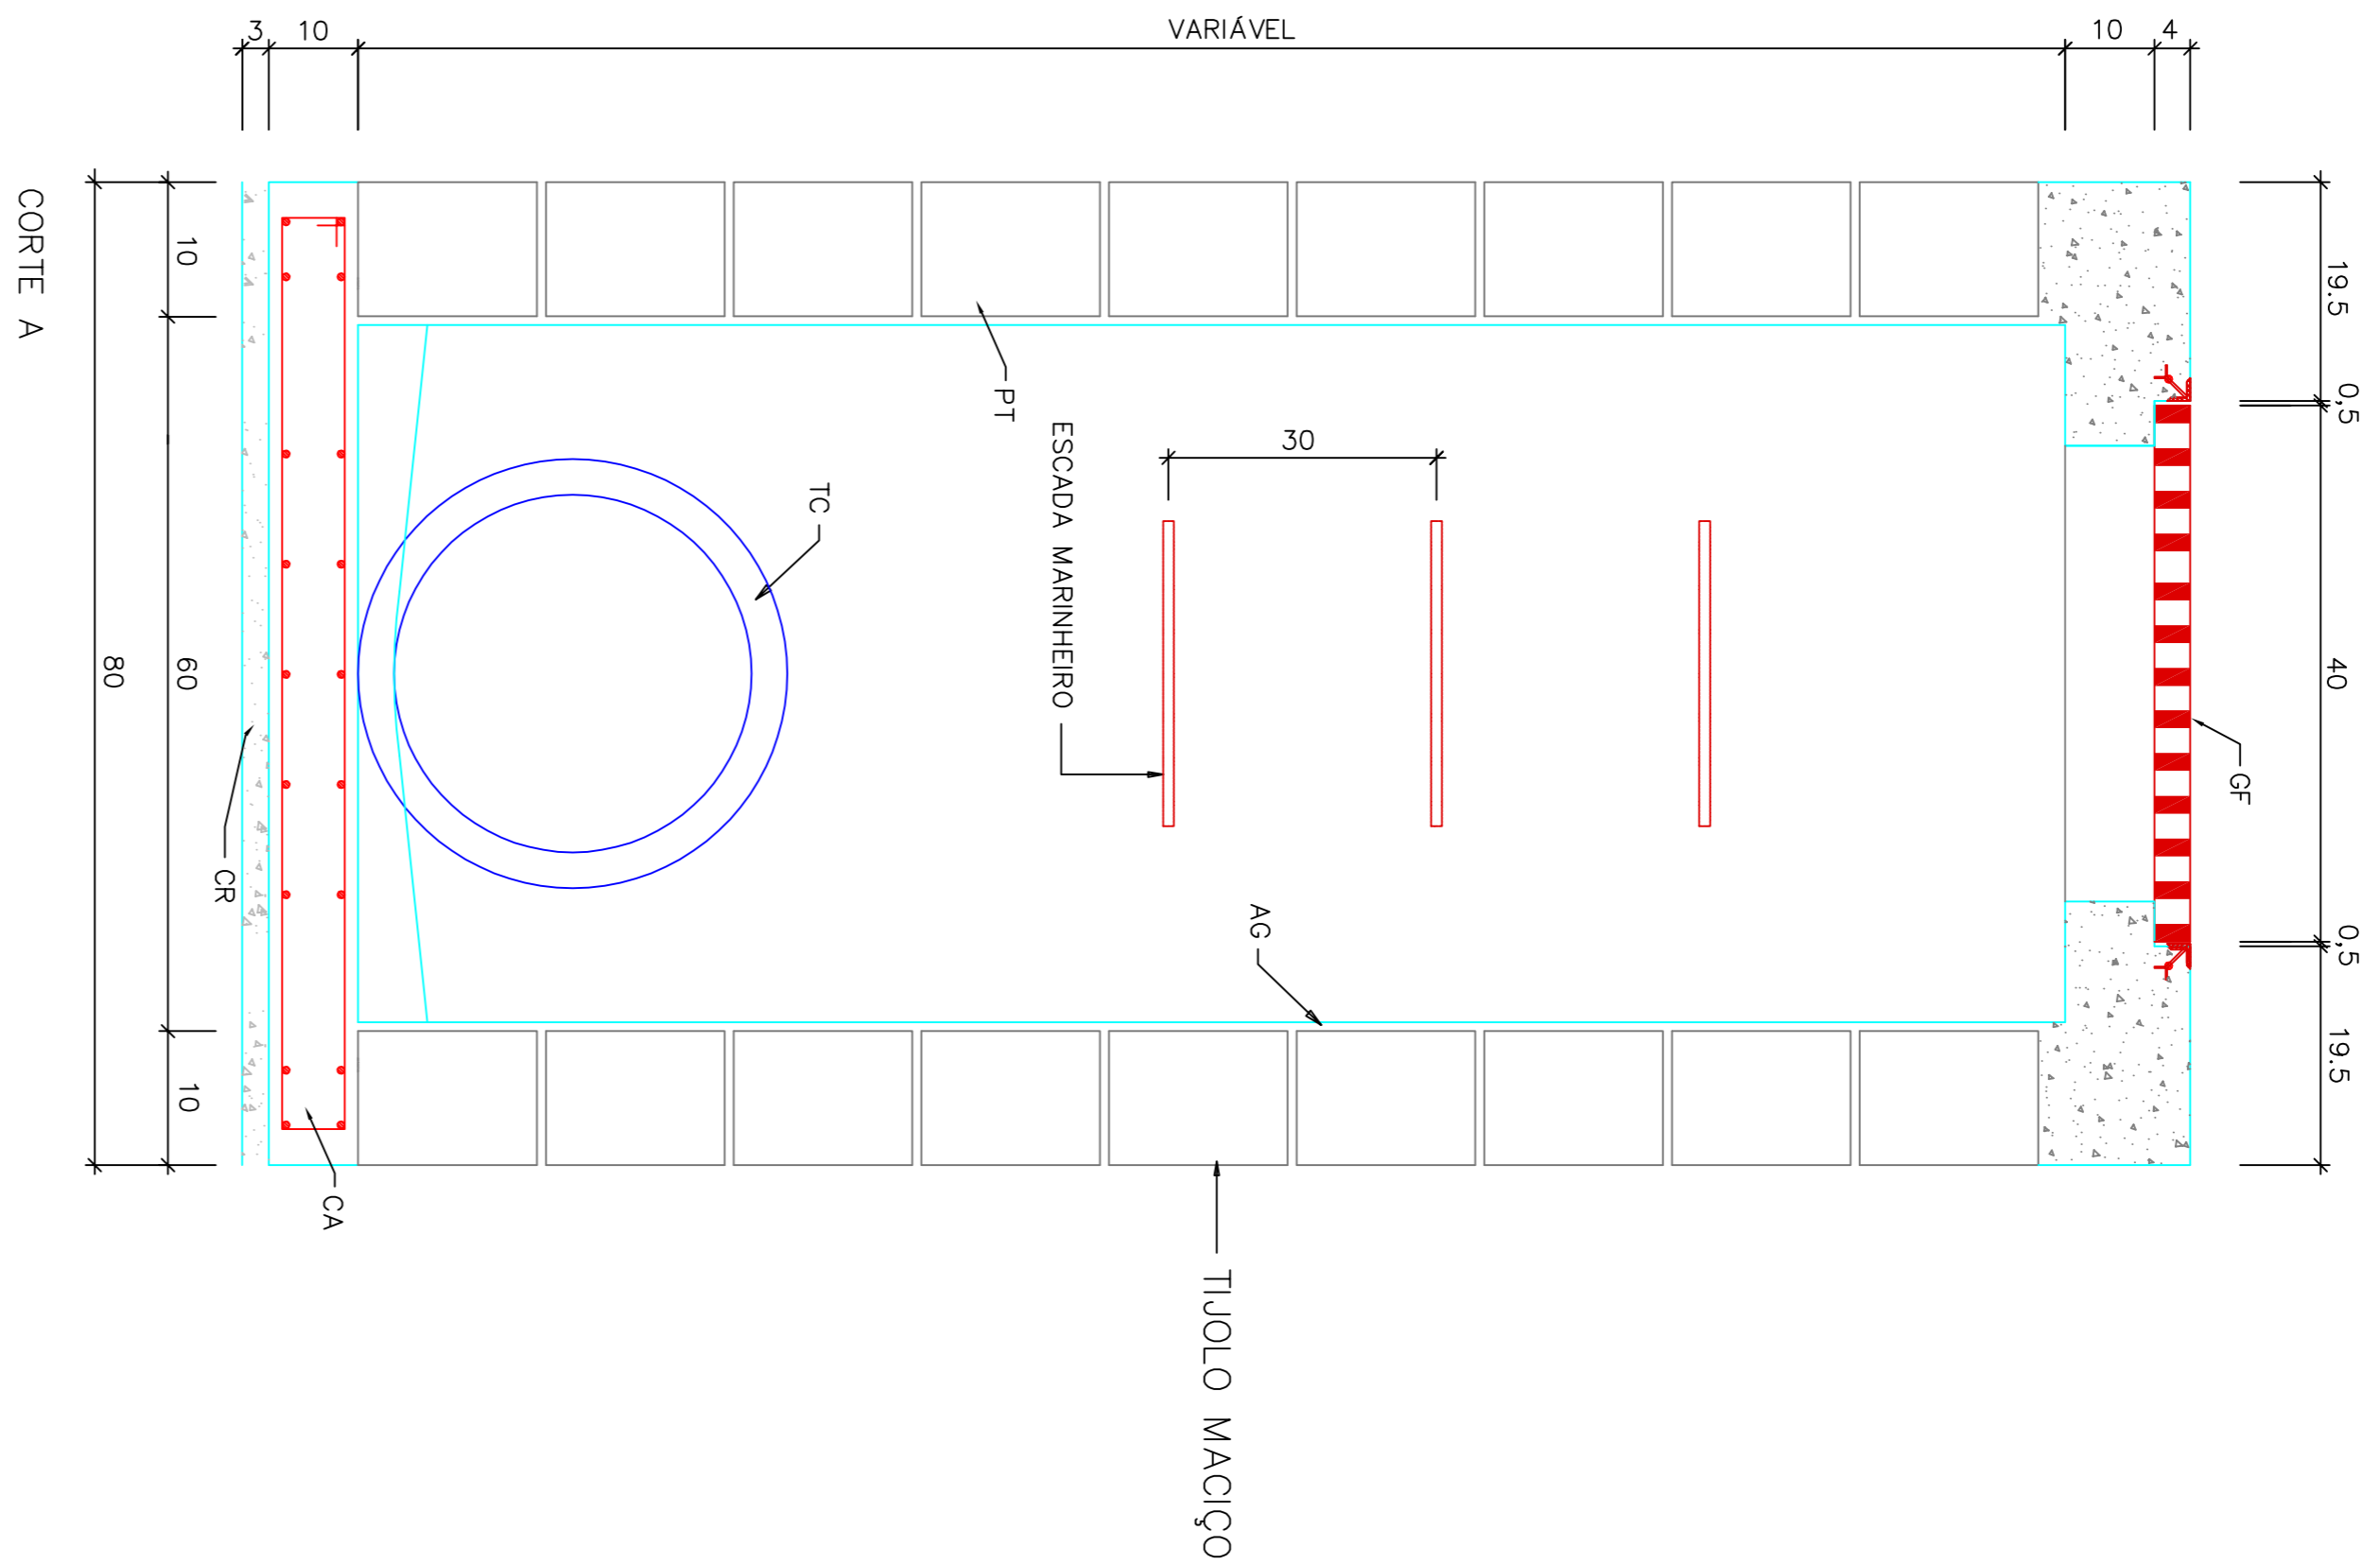

**LEGENDA**

- AG ARGAMASSA REVESTIMENTO COM ADITIVO IMPERMEABILIZANTE
- PT PAREDE EM TIJULO MACIÇO
- TC TUBO DE CONCRETO
- GF GRELHA EM FERRO CHATO SAE 1010/1020 - 1.1/2" x 1.1/2" - 60x60cm
- CA GALVANIZADA A FOGO 75 micra
- CR CONCRETO ARMADO (REGULARIZAÇÃO) fck=9MPa

**NOTAS:**  
 TODAS AS MEDIDAS ESTÃO EM METROS, CASO HOUVER DIVERGÊNCIAS ENTRE COTAS E ESCALA  
 PREVALERÃO AS COTAS.

<p><b>PREFEITURA MUNICIPAL DE CAMPOS NOVOS - SC</b>          Rua: 24 de Outubro, 553 - FONSECA - CEP: 89444-500 - SITE: <a href="http://www.campsnovos.sc.gov.br">www.campsnovos.sc.gov.br</a>  <b>SECRETARIA MUNICIPAL DE TRANSPORTES, OBRAS E URBANISMO</b>          DEPARTAMENTO DE ENGENHARIA</p>	
<p>PROJETO: PAV. ASFÁLTICA</p>	<p>PROJETO: DRENAGEM</p>
<p>OBJETIVO: CAIXA DE CAPTAÇÃO E DETALHE</p>	<p>LOCAL: VARIAS RUAS</p>
<p>DATA: Jan./2012</p>	<p>PROJETO: VARIAS RUAS</p>
<p>ESCALA: 1 : 500</p>	<p>PROJETO: VARIAS RUAS</p>
<p>PROJETO: 01/01</p>	<p>PROJETO: VARIAS RUAS</p>
<p>PROJETO: RONALDO FRASSINI</p>	<p>PROJETO: LAUREO L. LINDNER</p>
<p>PROJETO: VIBALDO ERICH SCHMID</p>	<p>PROJETO: VIBALDO ERICH SCHMID</p>