


ORÇAMENTO () CONHECIMENTO
 APROVAÇÃO () EXECUÇÃO

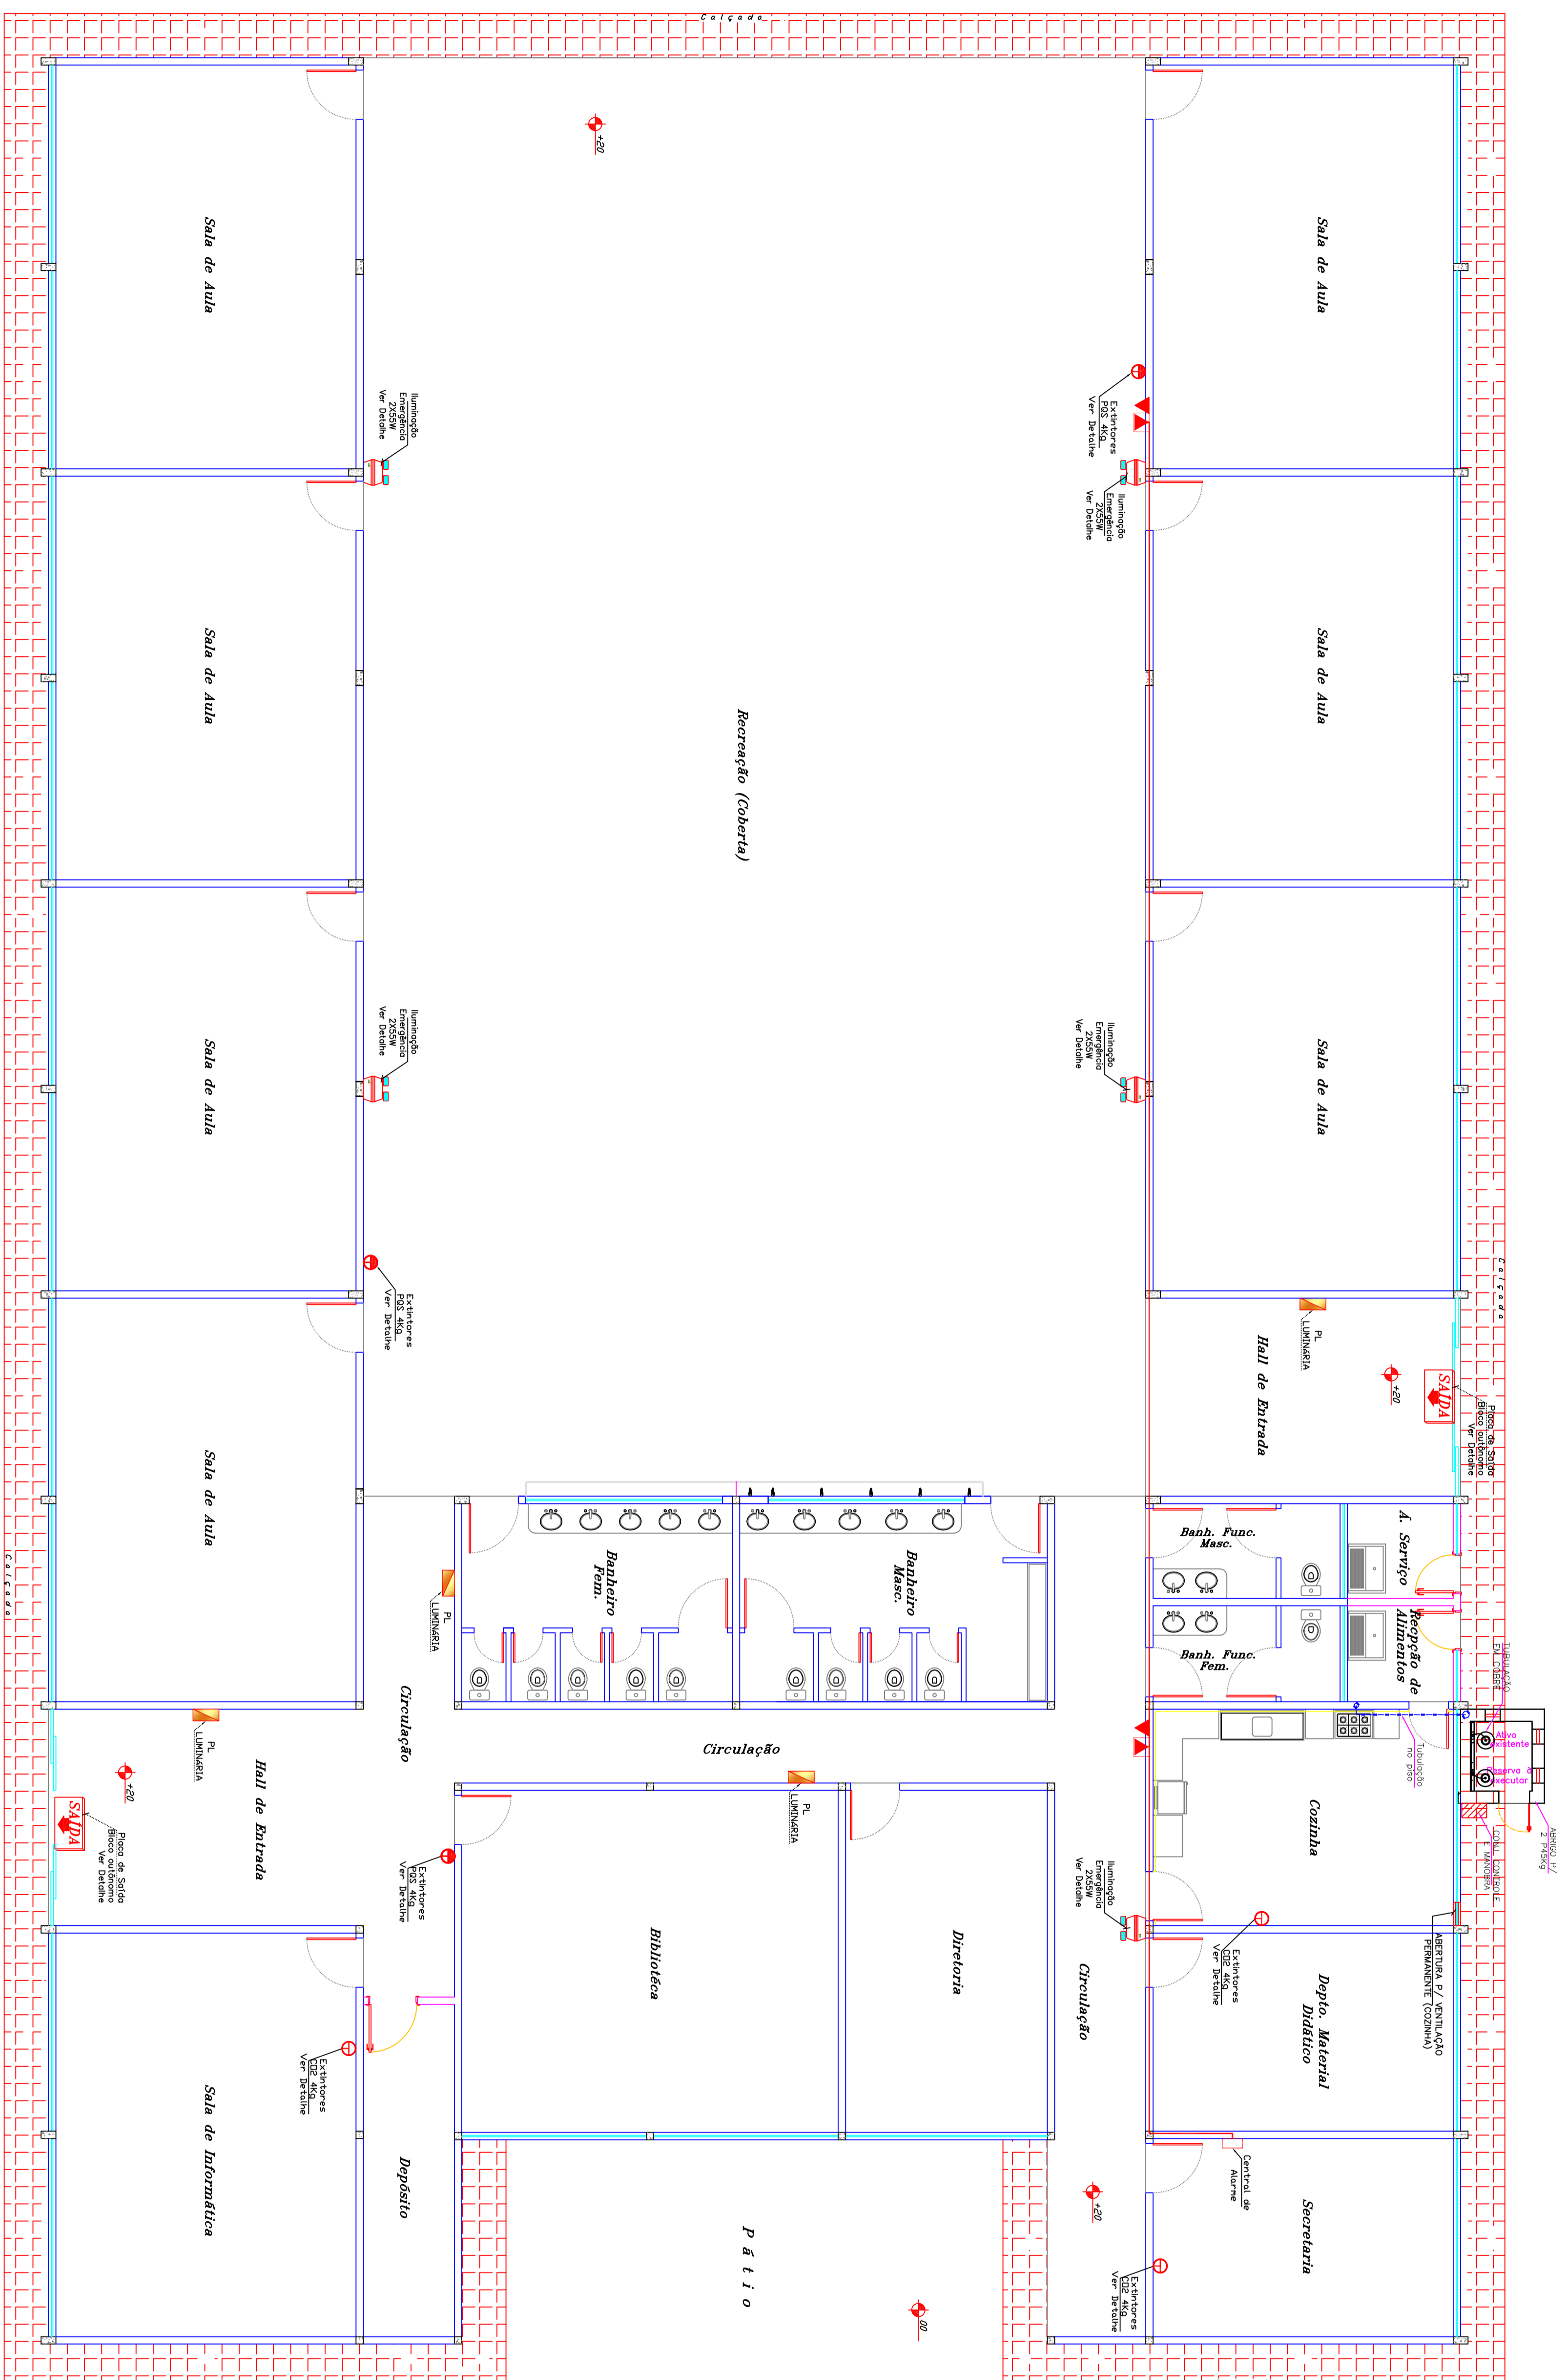

PREVENTIVO
 ÁREA 1.283,73m²
 ESCALA 1:75

RESERVAÇÃO DE APROVAÇÃO:
 TODAS AS MEDIDAS ESTÃO EM METROS. CASO HOUVER DIVERGÊNCIA ENTRE COTAS E ESCALA
 PREVALERÃO AS COTAS.

ASSOCIÇÃO DOS MINGUETOS DO PLANALTO SUL DE SÃO CARLOS/SP		AMPLIASC	
PROJETO PREVENTIVO CONTRA INCÊNDIO		CAMPUS NOVOS - SC	
ASSINTE: G.E.M. DEPUTADO WALDEMAR RUPP ZONA: RUA JOÃO CARLOS GASSER ESQ. RUA VERGÍLIO CENI JARDIM BELA VISTA			
TÍTULO: PLANTA BAIXA COM LOCAÇÃO DE EQUIPAMENTOS			
Nº: 001/2011 DATA: 17/5 Nº: 05-06	LOCAL: LACUNAIA COORDENADAS: 52° 28' 14" W 28° 56' 14" S	Nº: 1.283,73m ² Nº: 05-06	Nº: 05-06 Nº: 05-06

Informe autônomo reservado sob pena de anulação de todo o projeto.