
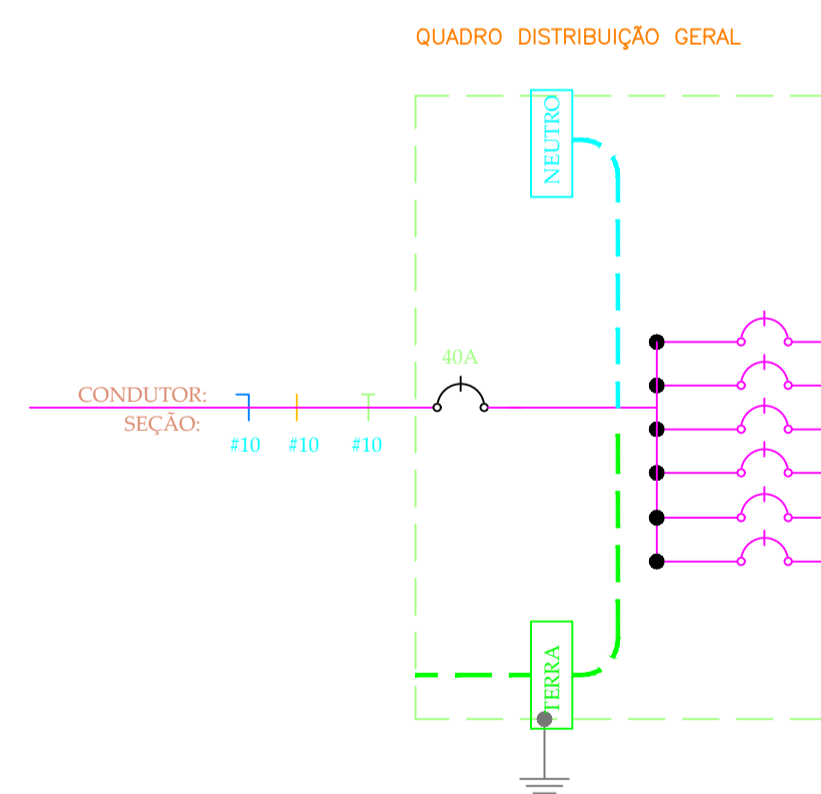


1 PLANTA BAIXA - POÇO 16  
ESCALA 1:25

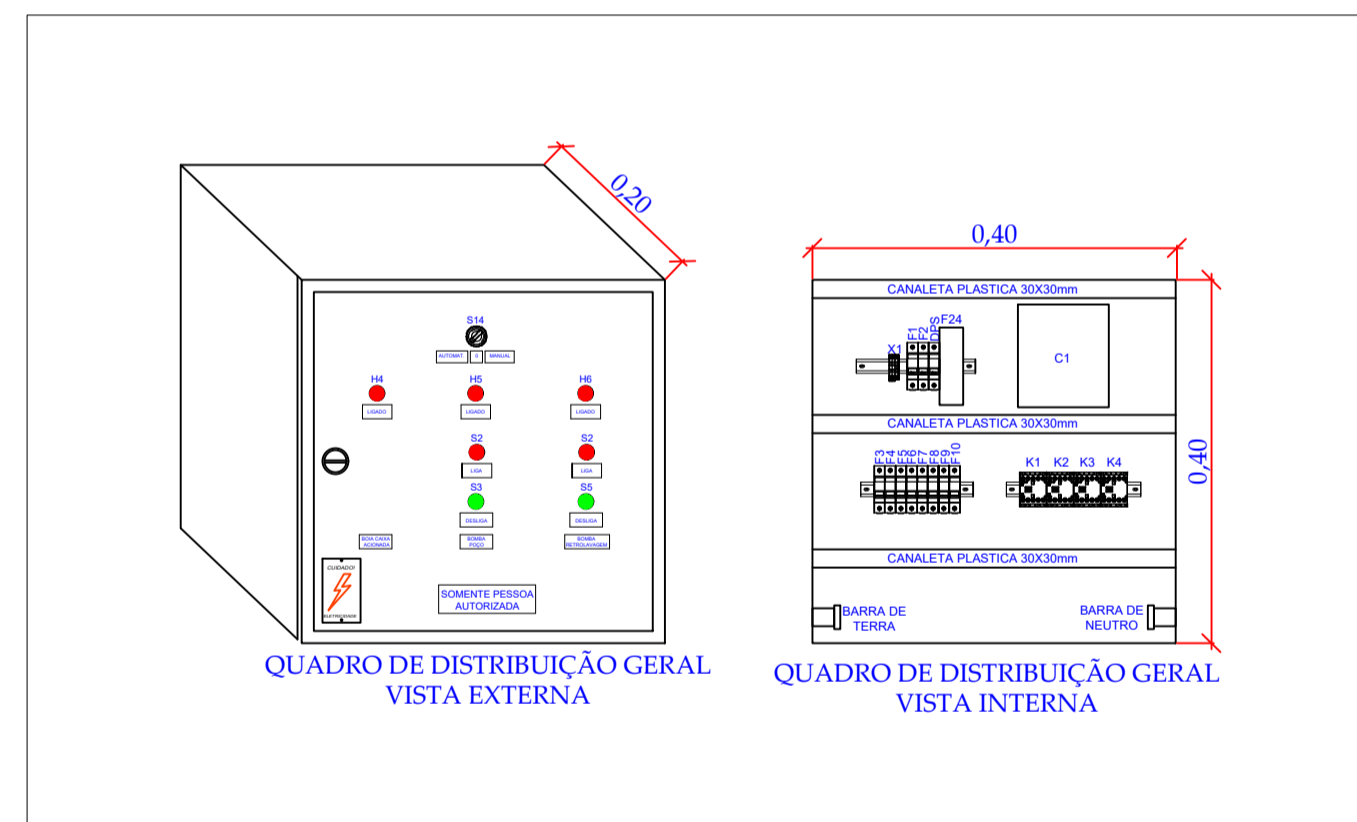


QUADRO DE DISTRIBUIÇÃO GERAL

CIRCUITO	DESCRIÇÃO	POTÊNCIA (W)	TENSÃO (V)	CORRENTE (I) (A)	NÚM. FASES	SEÇÃO (MM²)	DISJUNTOR (A)	QUEDA DE TENSÃO
1	ILUMINAÇÃO	290	220	1,32	M	2,5	16	,05
2	TOMADAS	200	220	,91	M	2,5	16	,02
3	BOMBA POÇO	2208	220	10,04	M	2,5	16	,33
4	BOMBA RETROLAVAGEM	1104	220	5,02	M	2,5	16	,14
5	DOSADORA 1	200	220	,91	M	2,5	16	,01
6	DOSADORA 2	200	220	,91	M	2,5	16	,01
	TOTAL*	3022	-	-	-	-	-	-

LEGENDA

- S INTERRUPTOR SIMPLES
- ⏏ TOMADA BAIXA H=0.30 2P+T 100W
- ☉ LUMINARIA NO TETO EQUIPADA COM 01 LAMPADA INCANDESCENTE DE 40W
- ⊕ POSTE DE ILUMINAÇÃO COM RELÉ
- ⊞ QUADRO DE DISTRIBUIÇÃO DE LUZ
- Ⓜ RELÉ FOTO ELÉTRICO

3 QUADRO DE CARGAS  
SEM ESCALA

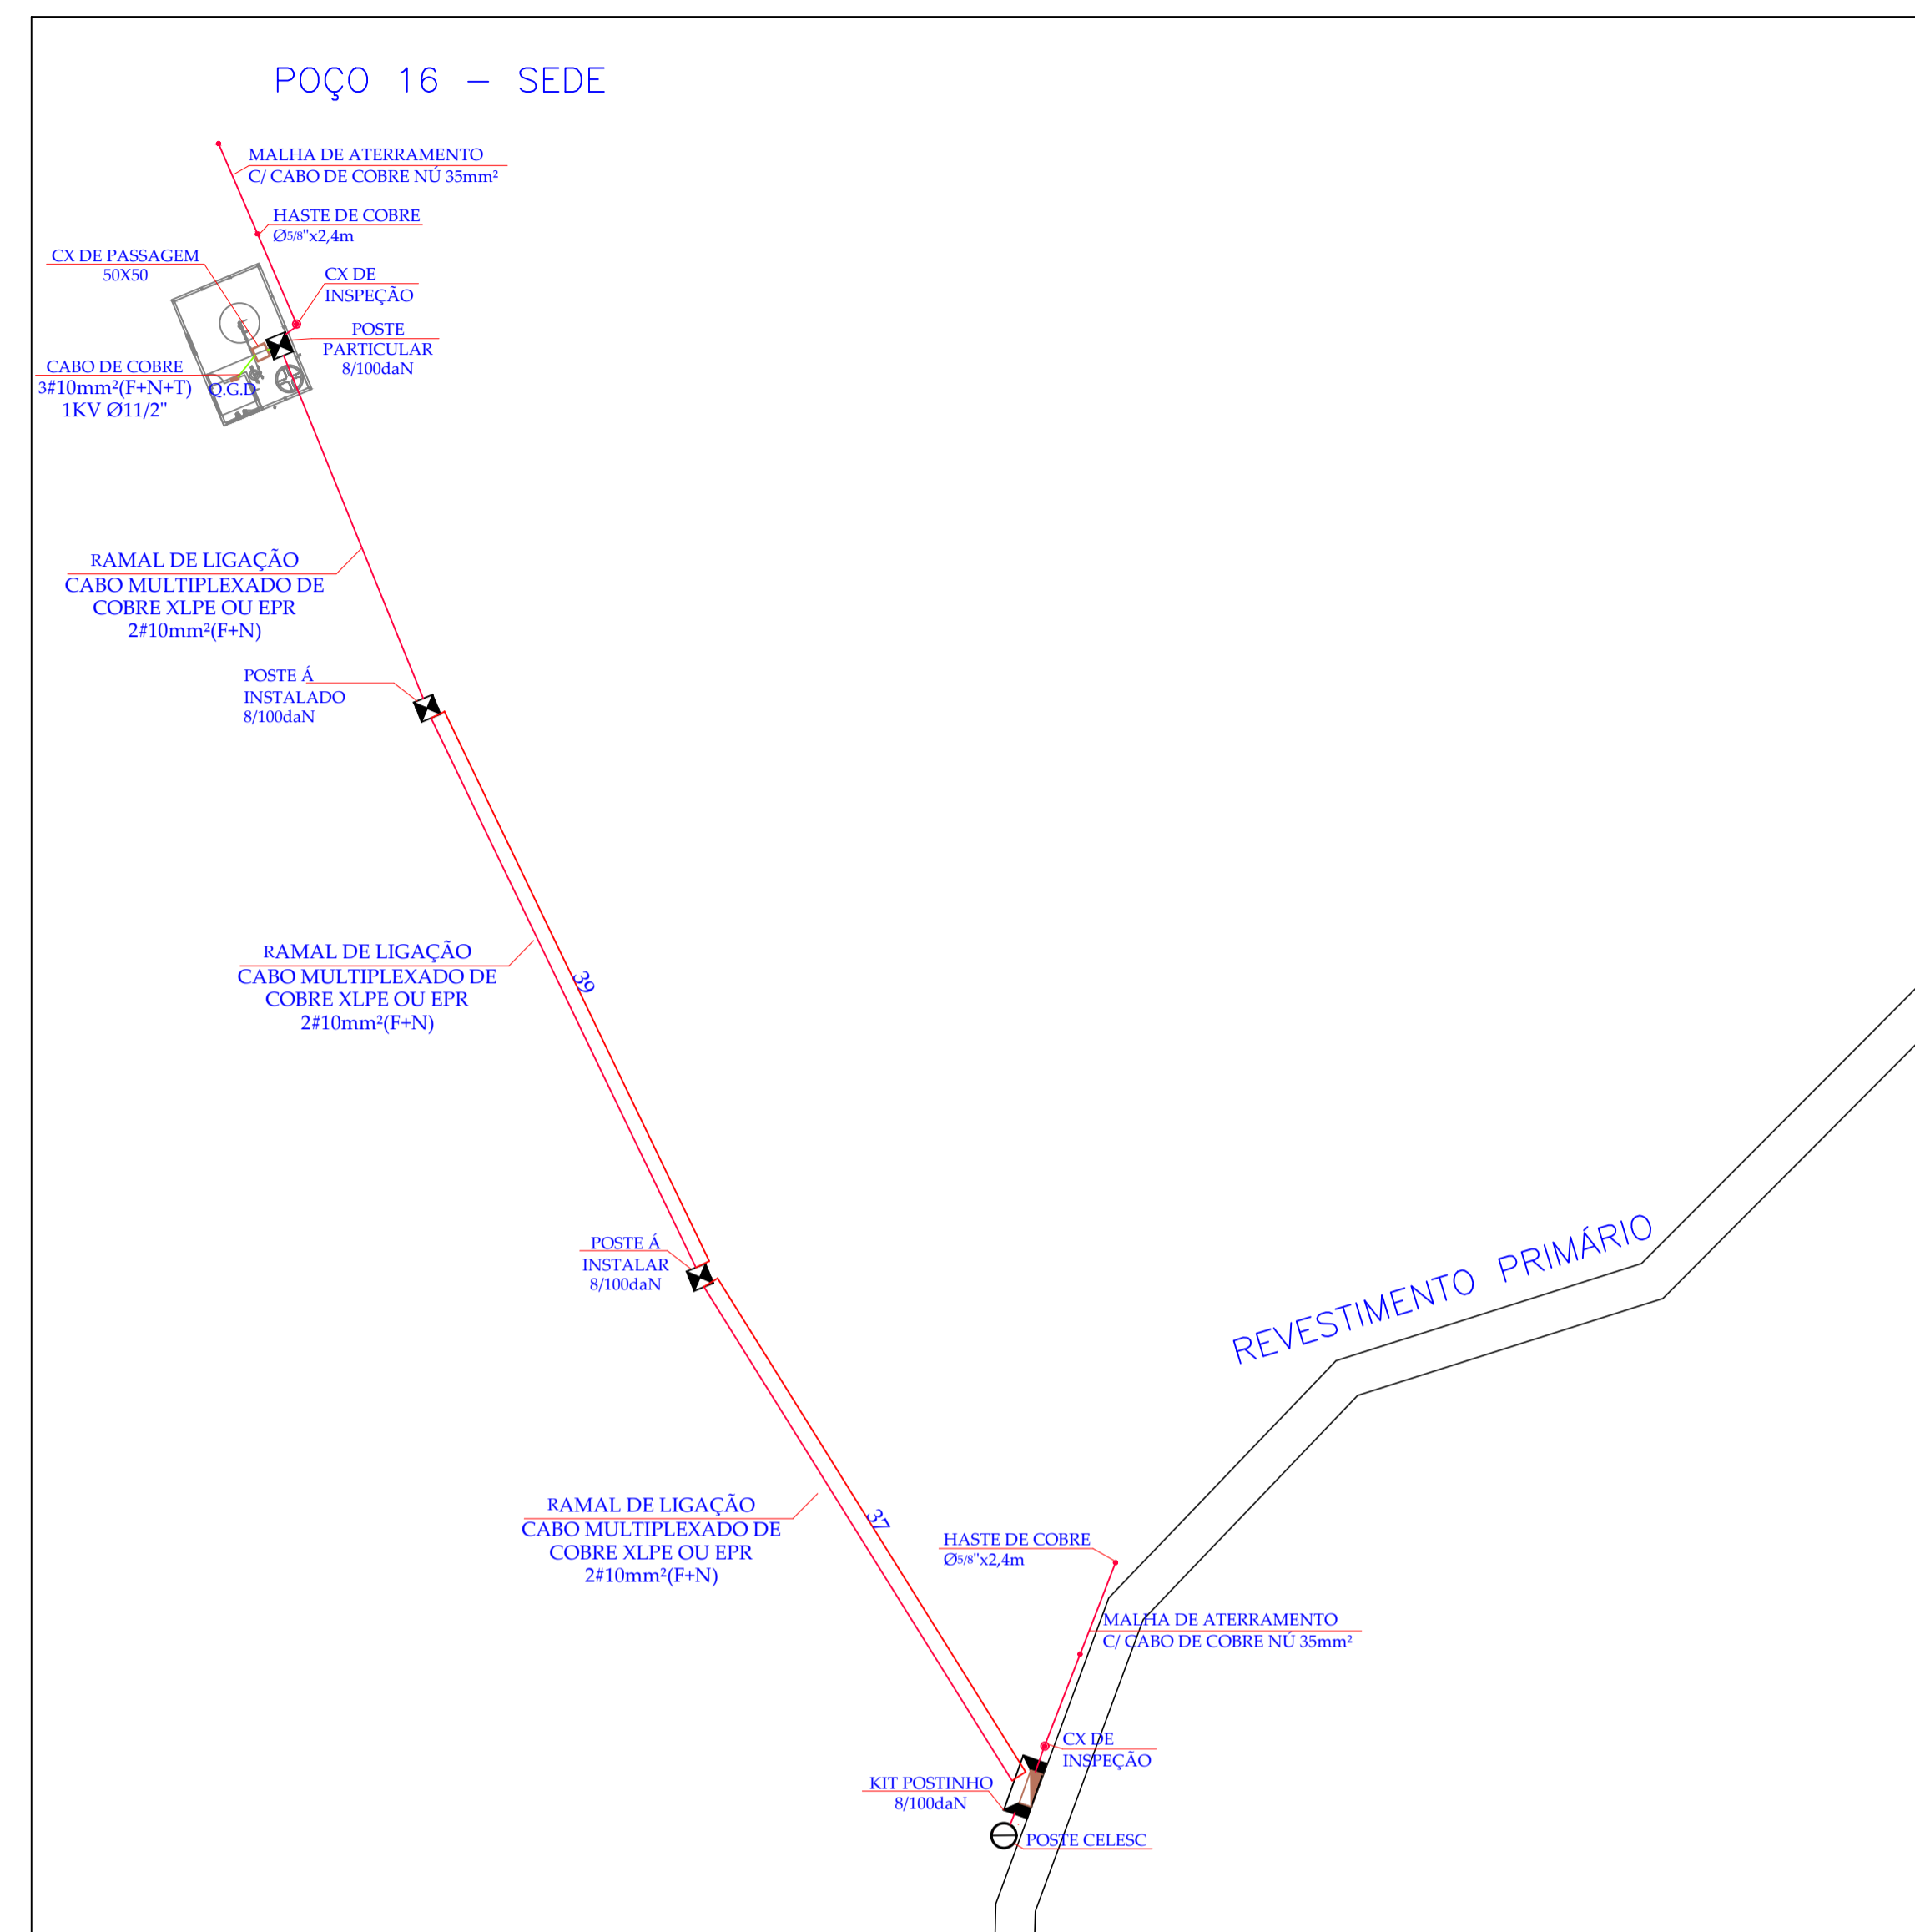

2 LOCALIZAÇÃO - INSTALADO  
ESCALA 1:400

REV.	DESCRIÇÃO	DATA	EXEC.	VERIF.	APROV.	
E						
D						
C						
B						
A						
REV.	DESCRIÇÃO	DATA	EXEC.	VERIF.	APROV.	
	MPB ENGENHARIA RUA FELIPE SCHMIDT, 489, SALA 304 CENTRO EXECUTIVO TORRE DA COLINA FONE/FAX: (51) 3225966 C/BA: 1780 www.mpb.eng.br - apov@mpb.eng.br	CONTRATO Nº: 001/2018 RESP. TEC: Paulo José Aragão REG. CREA: CREA/SC: 17.445-1				
	FUNASA Ministério da Saúde Fundação Nacional de Saúde	SUPERINTENDÊNCIA ESTADUAL DE SANTA CATARINA Divisão de Engenharia de Saúde Pública				
CONTRATANTE: <b>FUNASA - Fundação Nacional de Saúde</b>						
PROGRAMA: <b>Projeto de Abastecimento de Água de Com. Quilombola</b>						
MUNICÍPIO/ÁREA: <b>MUNICÍPIO DE CAMPOS NOVOS Comunidade de Invernada dos Negros - Ampliação</b>						
TÍTULO: <b>SISTEMA POÇO 16 INSTALAÇÃO DE POÇO ARTESIANO - JÁ PERFURADO Planta Baixa, Cortes e Detalhes</b>						
DATA:	28/04/2020	ESCALA:	INDICADA	EXEC:	JT	
VERIF:	LAN	APROV:	FUNASA			
ARQUIVO:	DE-2018.001-CPN-ELE-001=0.dwg-Poço 16				PRANCHA:	1/1